

CÔNG TY CỔ PHẦN ANDES E&C VIỆT NAM
VIET NAM ANDES E&C., JSC



ANDES E&C

BẢN VẼ ĐẦU NỐI HẠ TẦNG KỸ THUẬT
技術基礎設施連接圖

DỰ ÁN: NHÀ MÁY SẢN XUẤT DÂY DẪN ĐIỆN, Ổ CẮM ĐIỆN
VÀ CÁC THIẾT BỊ ĐIỆN KHÁC 2

項目名稱：電線、電插座及其他電器設備生產工廠 2

ĐỊA ĐIỂM XÂY DỰNG: MỘT PHẦN LÔ ĐẤT A12 (KÍ HIỆU LÀ A12-2), KHU CÔNG NGHIỆP
PHÚC ĐIỆN MỞ RỘNG, XÃ VINH HỒNG, HUYỆN BÌNH GIANG, TỈNH HẢI DƯƠNG.

建設地點：福田擴展工業區A12地塊的一部分 (標示為A12-2)，海陽省平江縣永紅鄉

CHỦ ĐẦU TƯ: CÔNG TY TNHH CÔNG NGHỆ SHENG SHING (VIỆT NAM - HẢI DƯƠNG)

投資方：SHENG SHING 科技有限公司 (越南-海陽)

ĐƠN VỊ THIẾT KẾ: CÔNG TY CỔ PHẦN ANDES E&C VIỆT NAM

設計單位：越南ANDES建設股份公司



CÔNG TY CỔ PHẦN ANDES E&C VIỆT NAM
VIET NAM ANDES E&C., JSC



ANDES E&C

BẢN VẼ ĐẦU NỐI HẠ TẦNG KỸ THUẬT
技術基礎設施連接圖

DỰ ÁN: NHÀ MÁY SẢN XUẤT DÂY DẪN ĐIỆN, Ô CẮM ĐIỆN
VÀ CÁC THIẾT BỊ ĐIỆN KHÁC 2

項目名稱: 電線、電插座及其他電器設備生產工廠 2

ĐỊA ĐIỂM XÂY DỰNG: MỘT PHẦN LÔ ĐẤT A12 (KÍ HIỆU LÀ A12-2), KHU CÔNG NGHIỆP
PHÚC ĐIỀN MỞ RỘNG, XÃ VĨNH HỒNG, HUYỆN BÌNH GIANG, TỈNH HẢI DƯƠNG.

建設地點: 福田擴展工業區A12地塊的一部分 (標示為A12-2), 海陽省平江縣永紅鄉

CHỦ ĐẦU TƯ: CÔNG TY TNHH CÔNG NGHỆ SHENG SHING (VIỆT NAM - HẢI DƯƠNG)

投資方: SHENG SHING 科技有限公司 (越南-海陽)

ĐƠN VỊ THIẾT KẾ: CÔNG TY CỔ PHẦN ANDES E&C VIỆT NAM

設計單位: 越南ANDES建設股份公司

CHỦ ĐẦU TƯ/投資方
CÔNG TY TNHH CÔNG NGHỆ SHENG SHING
(VIỆT NAM - HẢI DƯƠNG)
SHENG SHING 科技有限公司 (越南-海陽)



TỔNG GIÁM ĐỐC
YEN, CHIA-CHENG

ĐƠN VỊ QUẢN LÝ/管理單位
CÔNG TY CỔ PHẦN ĐẦU TƯ
TRUNG QUÝ - BẮC NINH
北寧-忠貴投資股份公司



GIÁM ĐỐC
PHẠM QUANG THẨM

ĐƠN VỊ THIẾT KẾ/設計單位
CÔNG TY CỔ PHẦN ANDES E&C VIỆT NAM
越南ANDES建設股份公司



GIÁM ĐỐC
TRẦN ĐỨC TUẤN

DANH MỤC BẢN VẼ/ 图纸清单

STT	TÊN BẢN VẼ / 图纸名称	KÝ HIỆU BẢN VẼ / 图纸标记	GHI CHÚ / NOTE / 备注
1	MẶT BẰNG VỊ TRÍ KHU ĐẤT/ 地段位置平面图	VT - 01	
2	MẶT BẰNG TỔNG THỂ/ 总平面图	TT - 01	
3	MẶT BẰNG TỔNG THỂ TẦNG 1/ 总平面图	TT - 02	
4	BẦY NỔI CỐNG NHÀ MÁY VỚI BƯỜNG KCM/ 工厂大门与工业区域道路连接	DN - 01	
5	CHI TIẾT ĐẦU NỔI CỐNG 1 / 1号连接细部	DN - 02	
6	CHI TIẾT ĐẦU NỔI CỐNG 2 / 2号连接细部	DN - 03	
7	MẶT BẰNG ĐẦU NỔI NƯỚC MƯA/ 雨水连接平面图	DN - 04	
8	CHI TIẾT ĐẦU NỔI NƯỚC MƯA/ 雨水连接细部	DN - 05	
9	MẶT BẰNG ĐẦU NỔI NƯỚC THẢI/ 废水连接平面图	DN - 06	
10	CHI TIẾT ĐẦU NỔI NƯỚC THẢI/ 废水连接细部	DN - 07	
11	MẶT BẰNG ĐẦU NỔI CẤP NƯỚC DỰ KIẾN/ 供水连接平面图	DN - 08	
12	CHI TIẾT ĐẦU NỔI CẤP NƯỚC/ 供水连接细部	DN - 09	
13	VỊ TRÍ ĐẦU NỔI LƯỚI ĐIỆN 35KV DỰ KIẾN/ 35KV电网接入位置	DN - 10	
14	VỊ TRÍ ĐẦU NỔI TTTL DỰ KIẾN/ 弱电系统连接	DN - 11	
15	TỔNG HỢP ĐIỂM ĐẦU NỔI/ 总接入点	DN - 12	

PROJECT
DỰ ÁN
NHÀ MÁY SẢN XUẤT DÂY DẪN ĐIỆN, Ở
CẨM DIỆM VÀ CÁC THIẾT BỊ ĐIỆN KHÁC 2

CÔNG TY
SHENG SHING
(VIỆT NAM -
HẢI DƯƠNG)
CÔNG TY TNHH CÔNG NGHỆ
SHENG SHING (VIỆT NAM - HẢI DƯƠNG)

ĐẠI DIỆN CHỦ ĐẦU TƯ VÀ NHÀ ĐẦU TƯ, SAU CHẤM SỬ DỤNG CHẤM
ĐIỀU CHỈNH VÀ CHẤM CHỮA, KHÔNG ĐƯỢC SỬ DỤNG, KÉP VÀ
PHÂN BỐ, HẾT LỰC.

DESIGN CONSULTING:
TƯ VẤN THIẾT KẾ:



CÔNG TY CỔ PHẦN ANDES E&C VIỆT NAM
Địa chỉ Tổng & Trụ sở chính: Tầng 1, Phố Tô Hiệu -
Phường Trưng Vương - Quận Từ Liêm - Thành Phố
Hà Nội
Điện thoại: 024 3555 8888
Fax: 024 3555 8889

NOTE/GHI CHÚ

NO.	DATE	REVISION





PERSON IN CHARGE / CHỨC DANH	SIGNATURE / KÝ TÊN
PROJECT MANAGER / QUẢN LÝ DỰ ÁN	<i>Phu</i>
TEC. ENG/CHỦ TRƯỞNG KỸ THUẬT	<i>Phu</i>
DESIGN/THIẾT KẾ NGƯỜI THỰC HIỆN	<i>Phu</i>
CHECK/QUẢN LÝ KỸ THUẬT	<i>Phu</i>

SUBJECT / BỘ MÔN:
KIẾN TRÚC

ITEM / HÀNG MỤC:

DRAWING NAME / TÊN BẢN VẼ:
DANH MỤC BẢN VẼ
图纸清单

PROJECT CODE/SỐ DỰ ÁN	SCALE/TỶ LỆ	DATE/NGÀY
		2024

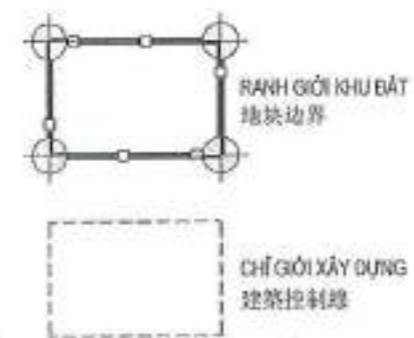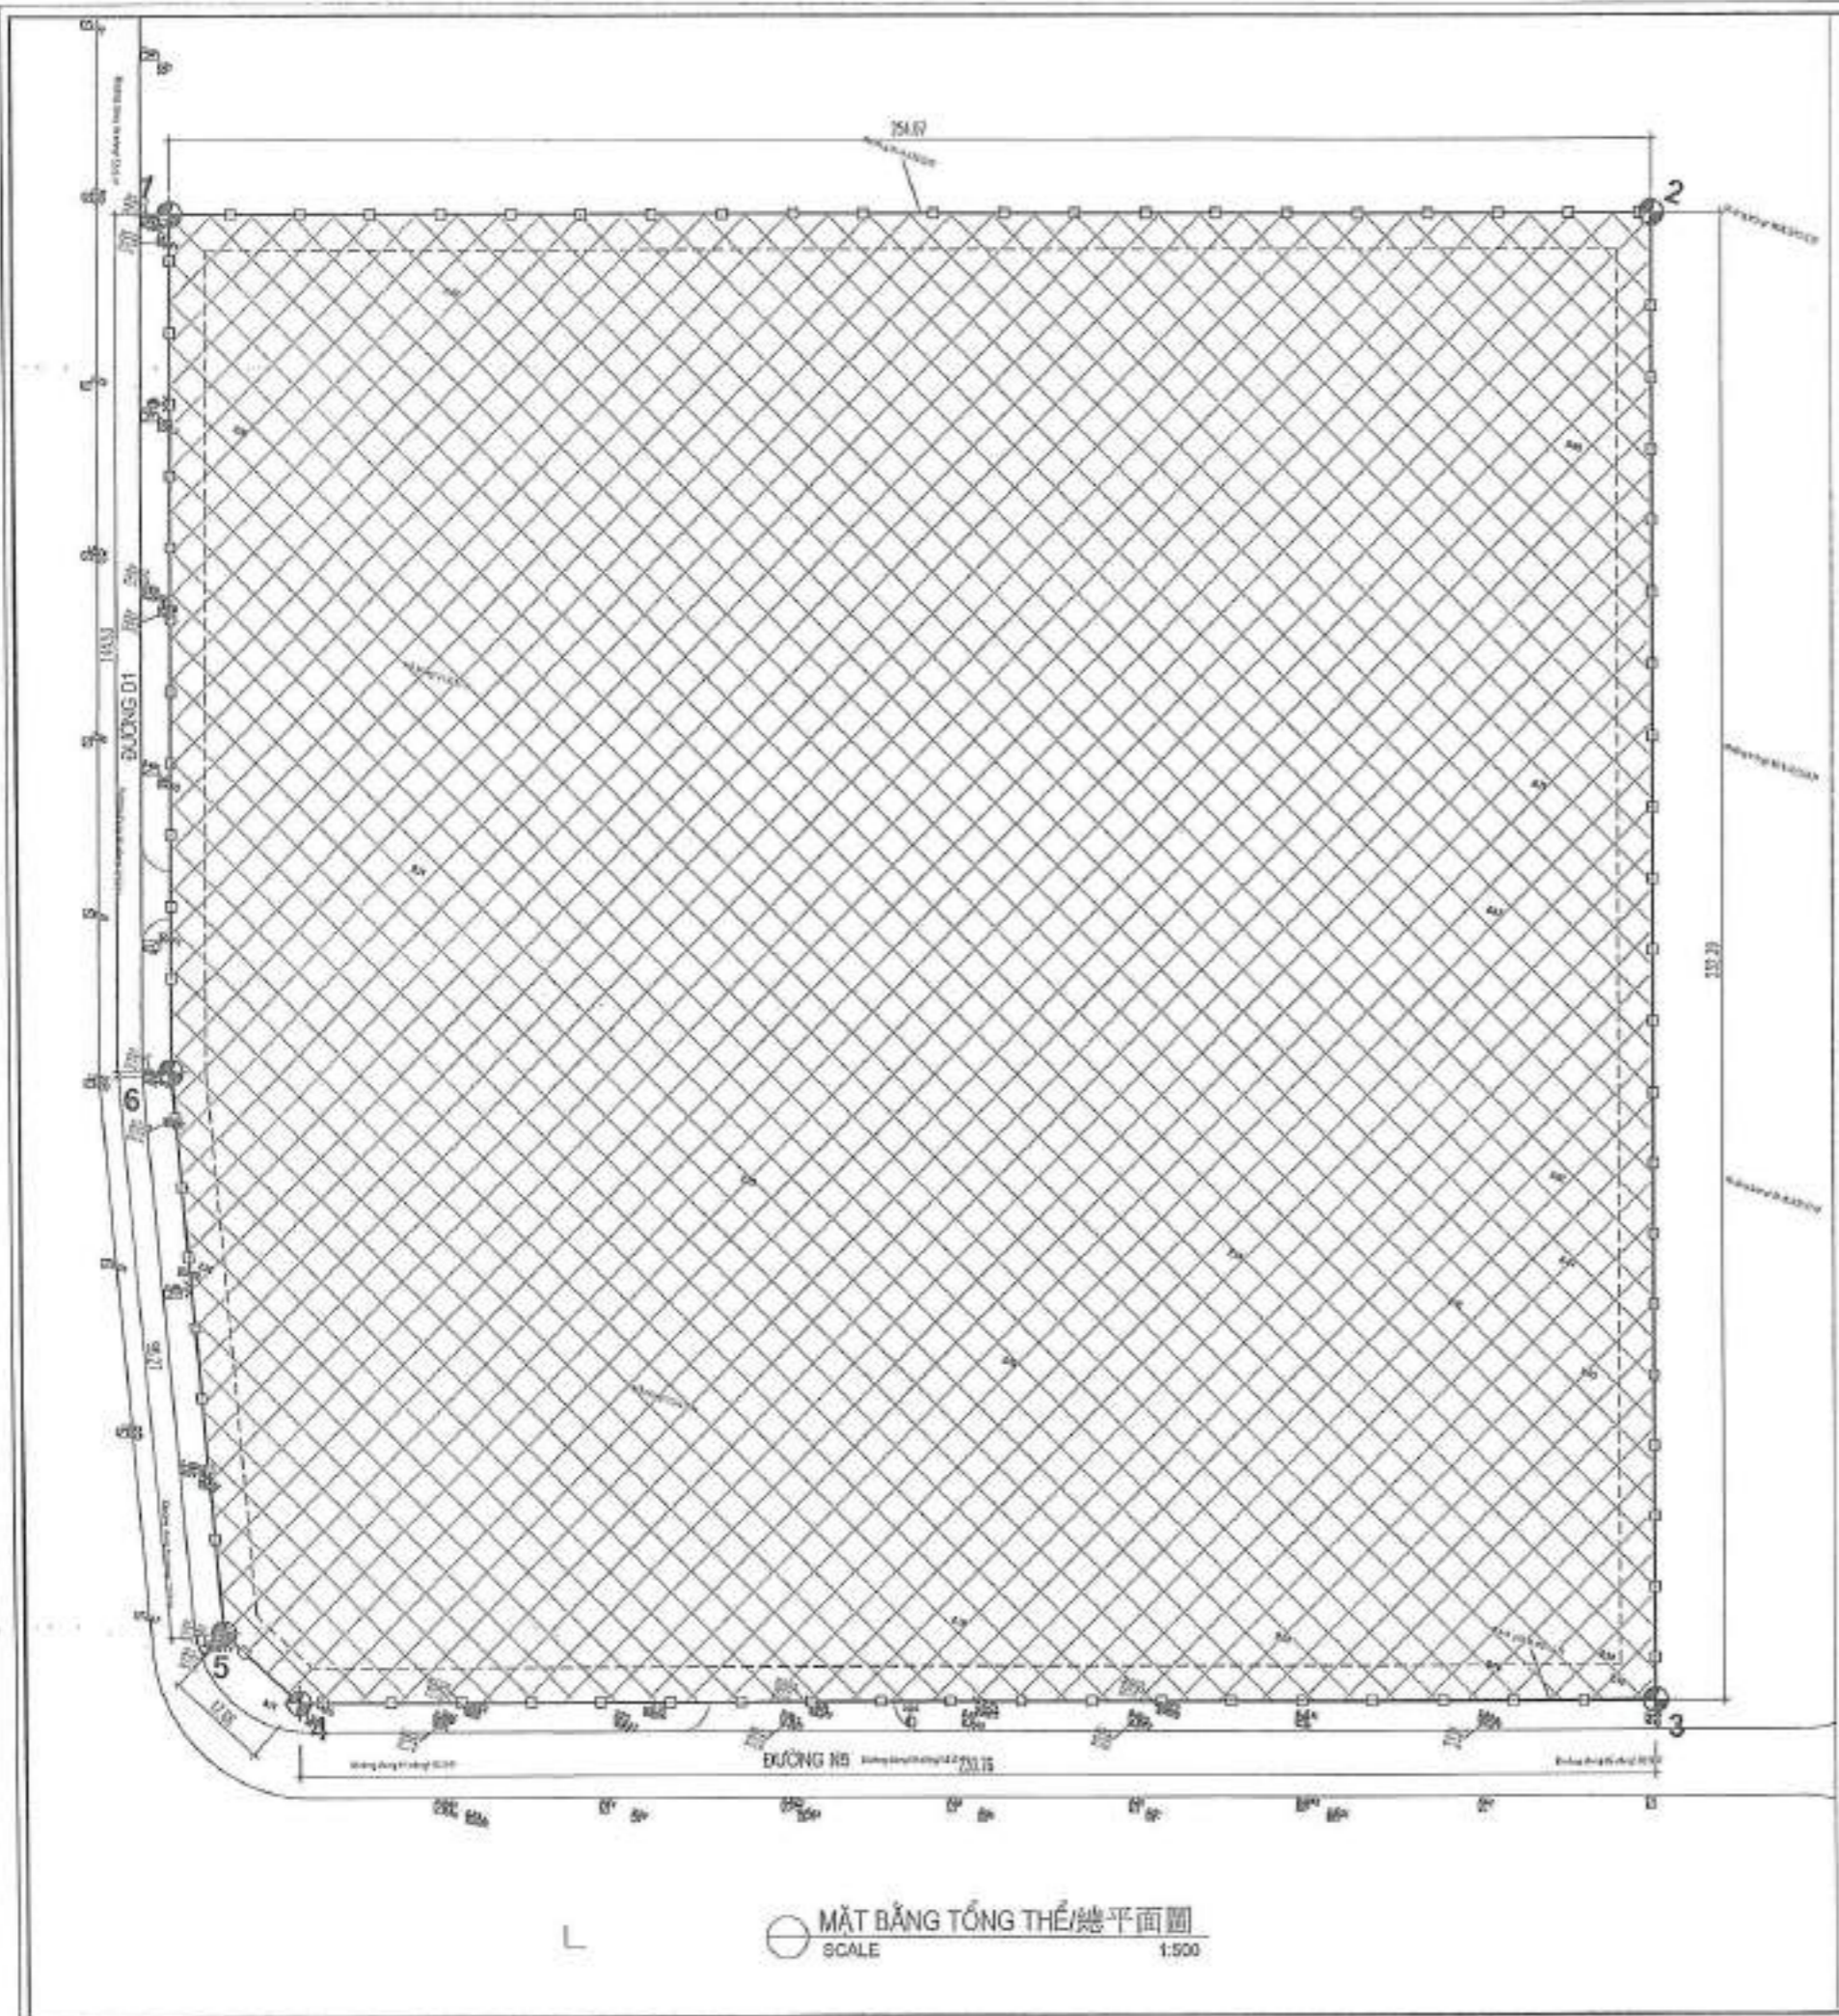

ĐỊNH VỊ KHU ĐẤT:
 土地定位:
 KHU ĐẤT ĐƯỢC ĐỊNH VỊ BỞI CÁC ĐIỂM 1, 2, 3, 4, 5, 6
 THEO HỆ TỌA SỐ VN-2000.
 由第1、2、3、4、5、6點定位的地塊
 依照 越南-2000 座標系

ĐIỂM 點	TỌA ĐỘ 座標		KHOẢNG CÁCH 距離 (M)
	X	Y	
1	2312422.69	571540.37	254.07
2	2312506.50	571780.22	252.40
3	2312268.23	571863.48	233.76
4	2312191.12	571642.80	17.68
5	2312198.11	571626.56	96.27
6	2312285.95	571587.17	144.53
1	2312422.69	571540.37	

MẶT BẰNG TỔNG THỂ/總平面圖
 SCALE 1:500

PROJECT
 DỰ ÁN
 NHÀ MÁY SẢN XUẤT DÂY DẪN ĐIỆN, Ở
 CẨM DIỆN VÀ CÁC THIẾT BỊ ĐIỆN KHÁC 2

CLIENT: CÔNG NGHỆ
 CÔNG NGHỆ VIỆT NAM
 CÔNG TY CÔNG NGHỆ VIỆT NAM
 SHING SHING (VIỆT NAM) PHAI DƯƠNG
 (CÔNG TY TNHH CÔNG NGHỆ VIỆT NAM)

DESIGN CONSULTING:
 TƯ VẤN THIẾT KẾ

ANDES E&C
 CÔNG TY CỔ PHẦN ANDES E&C VIỆT NAM

Địa chỉ Tổng s. tòa nhà ANDES E&C VIỆT NAM
 PHƯỜNG THẠCH KHÁM - QUẬN TÂY HỒ - TP HÀ NỘI
 ANDES E&C
 Phone: 024 2284 0000

NOTE/ƯỚM CHÚ

NO.	DATE	REVISION

CÔNG TY CỔ PHẦN ANDES E&C VIỆT NAM

PERSON/CHỨC DANH	SIGNATURE/CHỮ TÊN
PROJECT MANAGER/QUẢN LÝ DỰ ÁN	<i>[Signature]</i>
TEC. ENGINEER/TECHNICAL ENGINEER	<i>[Signature]</i>
DESIGN/THIẾT KẾ	<i>[Signature]</i>
CHECK/QUẢN LÝ KIỂM TRA	<i>[Signature]</i>


SUBJECT / BỘ MÔN:
 KIẾN TRÚC

ITEM / HÀNG MỤC:
 TỔNG THỂ
 總平面

DRAWING NAME / TÊN BẢN VẼ:
 VỊ TRÍ KHU ĐẤT
 現狀

PROJECT/PROJECT	SCALE/TỶ LỆ	DATE/NGÀY
		2004

VIỆT NAM
 VT-01

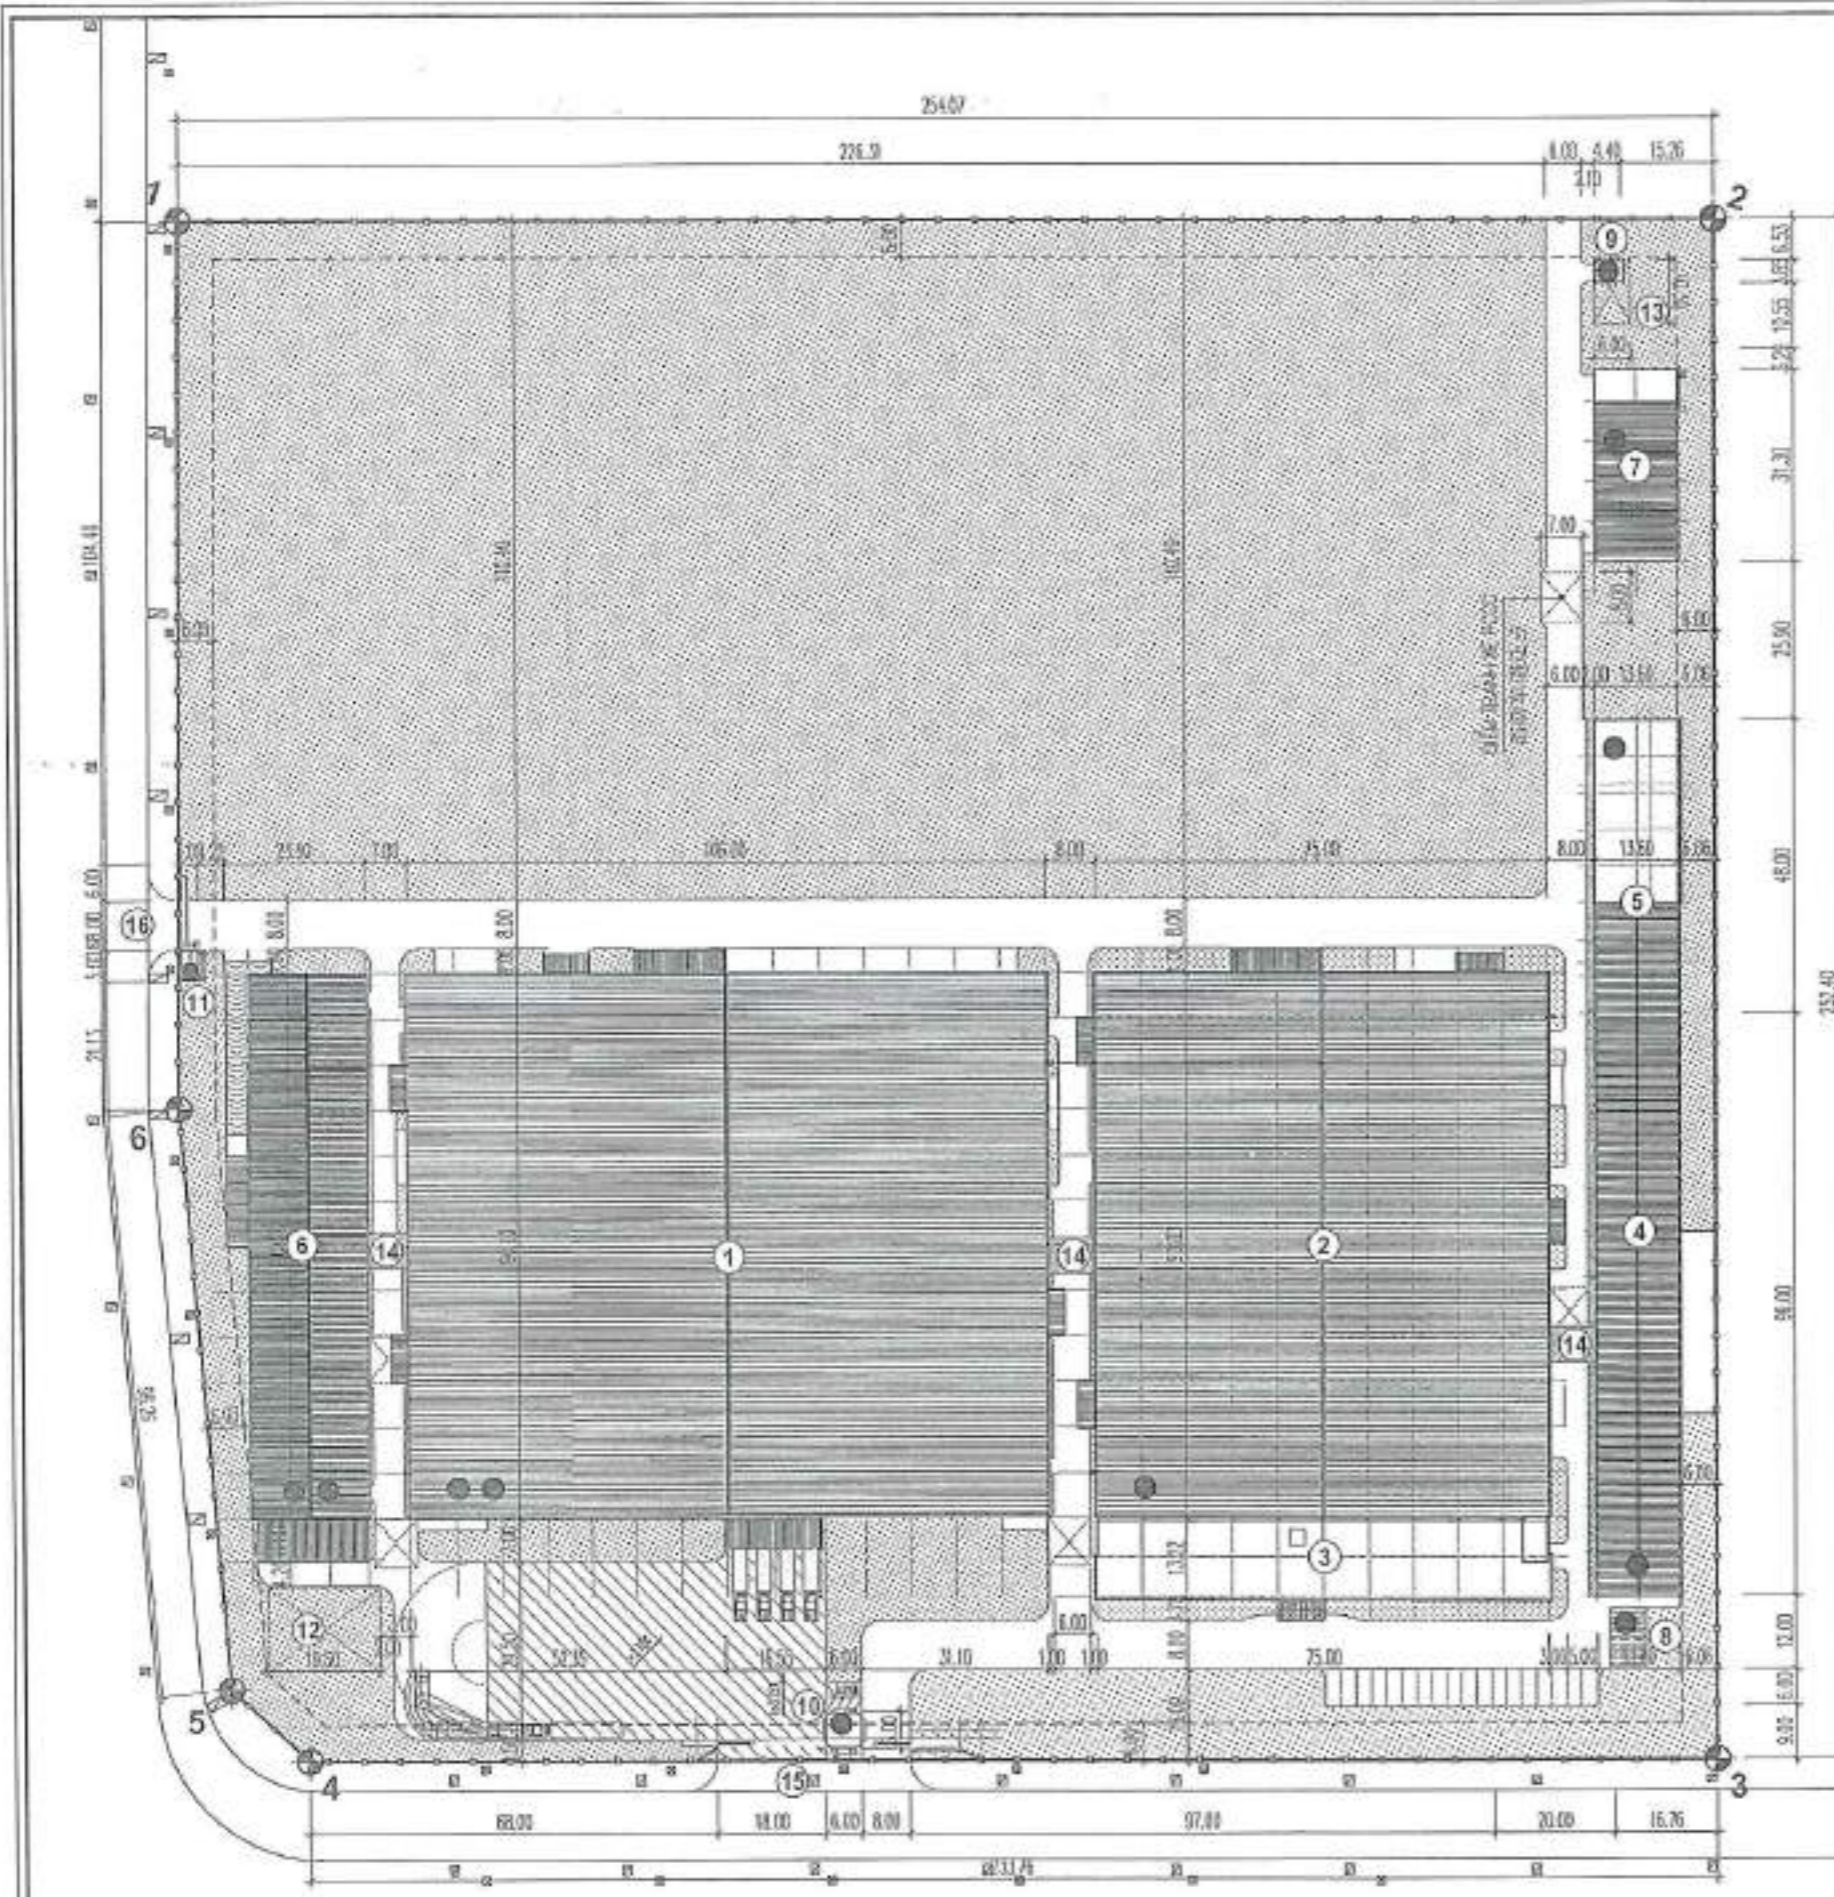

MẶT BẰNG TỔNG THỂ/总平面图
SCALE 1:500



PROJECT
DỰ AN
NHÀ MÁY SẢN XUẤT DÂY DẪN ĐIỆN, Ở
CẨM DIỆN VÀ CÁC CÔNG TRÌNH KHÁC 2
CÔNG TY TNHH CÔNG NGHỆ
SHENG SHUNG VIỆT NAM - HƯU DƯƠNG

DESIGN CONSULTING:
TƯ VẤN THIẾT KẾ:



Địa chỉ: Tầng 5, Tòa nhà L&M, 10 - Phố Tố Hữu -
Phường Trưng Vương - Quận Từ Liêm - Thành Phố
Hà Nội

Website: www.andesec.vn
Phone: 0432682000

MOBILE/PHONE:

No.	DATE	REVISION

PERSON IN CHARGE/ CHỨC DANH	SIGNATURE/ KÝ TÊN
PROJECT MANAGER/ ĐĂNG VĂN HIẾN	<i>ĐVH</i>
TEC. ENG/CHỦ TRÌ ĐĂNG VĂN HIẾN	<i>ĐVH</i>
DESIGN/THIẾT KẾ NGUYỄN THỊ THUỶ	<i>NTT</i>
CHECK/QUẢN LÝ KT ĐĂNG VĂN HIẾN	<i>ĐVH</i>

SUBJECT / ĐỒ MẪU:
KIẾN TRÚC

ITEM / HÀNG MỤC:
TỔNG THỂ
總平面

DRAWING NAME / TÊN BẢN VẼ:
MẶT BẰNG TỔNG THỂ
CÔNG TRÌNH
工程總體平面

PROJECT/ĐỒ MẪU	SCALE/TỶ LỆ	DATE/NGÀY
		2024

BẢNG THỐNG KÊ HÀNG MỤC 項目統計表:

T	Tên gọi	Đơn vị	Đơn vị tính	Chiều dài	Chiều rộng	Chiều cao	Chiều dài	Chiều rộng	Chiều cao
1	Diện tích xây dựng chung	m ²	170,000	11,000	2	11,000	11,000	2	11,000
2	Diện tích sàn	m ²	170,000	11,000	2	11,000	11,000	2	11,000
3	Diện tích mái	m ²	170,000	11,000	2	11,000	11,000	2	11,000
4	Diện tích nền	m ²	170,000	11,000	2	11,000	11,000	2	11,000
5	Diện tích tường	m ²	170,000	11,000	2	11,000	11,000	2	11,000
6	Diện tích cửa	m ²	170,000	11,000	2	11,000	11,000	2	11,000
7	Diện tích sân	m ²	170,000	11,000	2	11,000	11,000	2	11,000
8	Diện tích đường	m ²	170,000	11,000	2	11,000	11,000	2	11,000
9	Diện tích cây xanh	m ²	170,000	11,000	2	11,000	11,000	2	11,000
10	Diện tích bãi đỗ xe	m ²	170,000	11,000	2	11,000	11,000	2	11,000
11	Diện tích sân tennis	m ²	170,000	11,000	2	11,000	11,000	2	11,000
12	Diện tích sân bóng đá	m ²	170,000	11,000	2	11,000	11,000	2	11,000
13	Diện tích sân bóng rổ	m ²	170,000	11,000	2	11,000	11,000	2	11,000
14	Diện tích sân bóng chuyền	m ²	170,000	11,000	2	11,000	11,000	2	11,000
15	Diện tích sân tennis	m ²	170,000	11,000	2	11,000	11,000	2	11,000
16	Diện tích sân bóng đá	m ²	170,000	11,000	2	11,000	11,000	2	11,000

BẢNG TỔNG HỢP/合計表:

TT	Tên hàng mục	Đơn vị	Mức độ	Bảng
1	Diện tích xây dựng chung	m ²	170,000	11,000
2	Diện tích sàn	m ²	170,000	11,000
3	Diện tích mái	m ²	170,000	11,000
4	Diện tích nền	m ²	170,000	11,000
5	Diện tích tường	m ²	170,000	11,000
6	Diện tích cửa	m ²	170,000	11,000
7	Diện tích sân	m ²	170,000	11,000
8	Diện tích đường	m ²	170,000	11,000


HÀNG MỤC/專案:

- 1 NHÀ XƯỞNG 01/車間01
- 2 NHÀ XƯỞNG 02/車間02
- 3 NHÀ VĂN PHÒNG/辦公室
- 4 NHÀ ẤP 01
- 5 NHÀ THỂ NGHỆM, TRẠM ĐIỆN ÁP
- 6 NHÀ ĐỂ XE CÔNG NHÂN/工人停車場
- 7 NHÀ SÁC, KHO HÓA CHẤT
- 8 NHÀ ĐỂ XE Ô TÔ
- 9 NHÀ TRẠM XỬ LÝ NƯỚC THẢI
- 10 NHÀ BẢO VỆ 1/保安室1
- 11 NHÀ BẢO VỆ 2/保安室2
- 12 BỂ NƯỚC NGẦM PCCC
- 13 BỂ NGẦM XLNT
- 14 MÃI CHẾ NHIỆM
- 15 CÔNG CHÍNH VỆ M
- 16 CÔNG CHÍNH VỆ M

GHI CHÚ:


- 1 BỀ TRỒNG CỎ/草皮鋪設
- 2 BỀ VƯỜN/綠化
- 3 ĐƯỜNG BÊ TÔNG/混凝土路
- 4 SÂN VƯỜN CÂY TRỒNG/種植草坪
- 5 SỐ THỨ TỰ HÀNG MỤC/項目序號
- 6 BÀN GIỚI NHU ĐẤT/地塊邊界
- 7 HẸM LĂNG LIÊN THÔNG CÁC NHÀ/連棟房屋間隙

*TÀI TRỌNG ĐƯỜNG ĐẠM BẢO CHỖ XE CHÈA CHÁY/消防通道車輛停放位

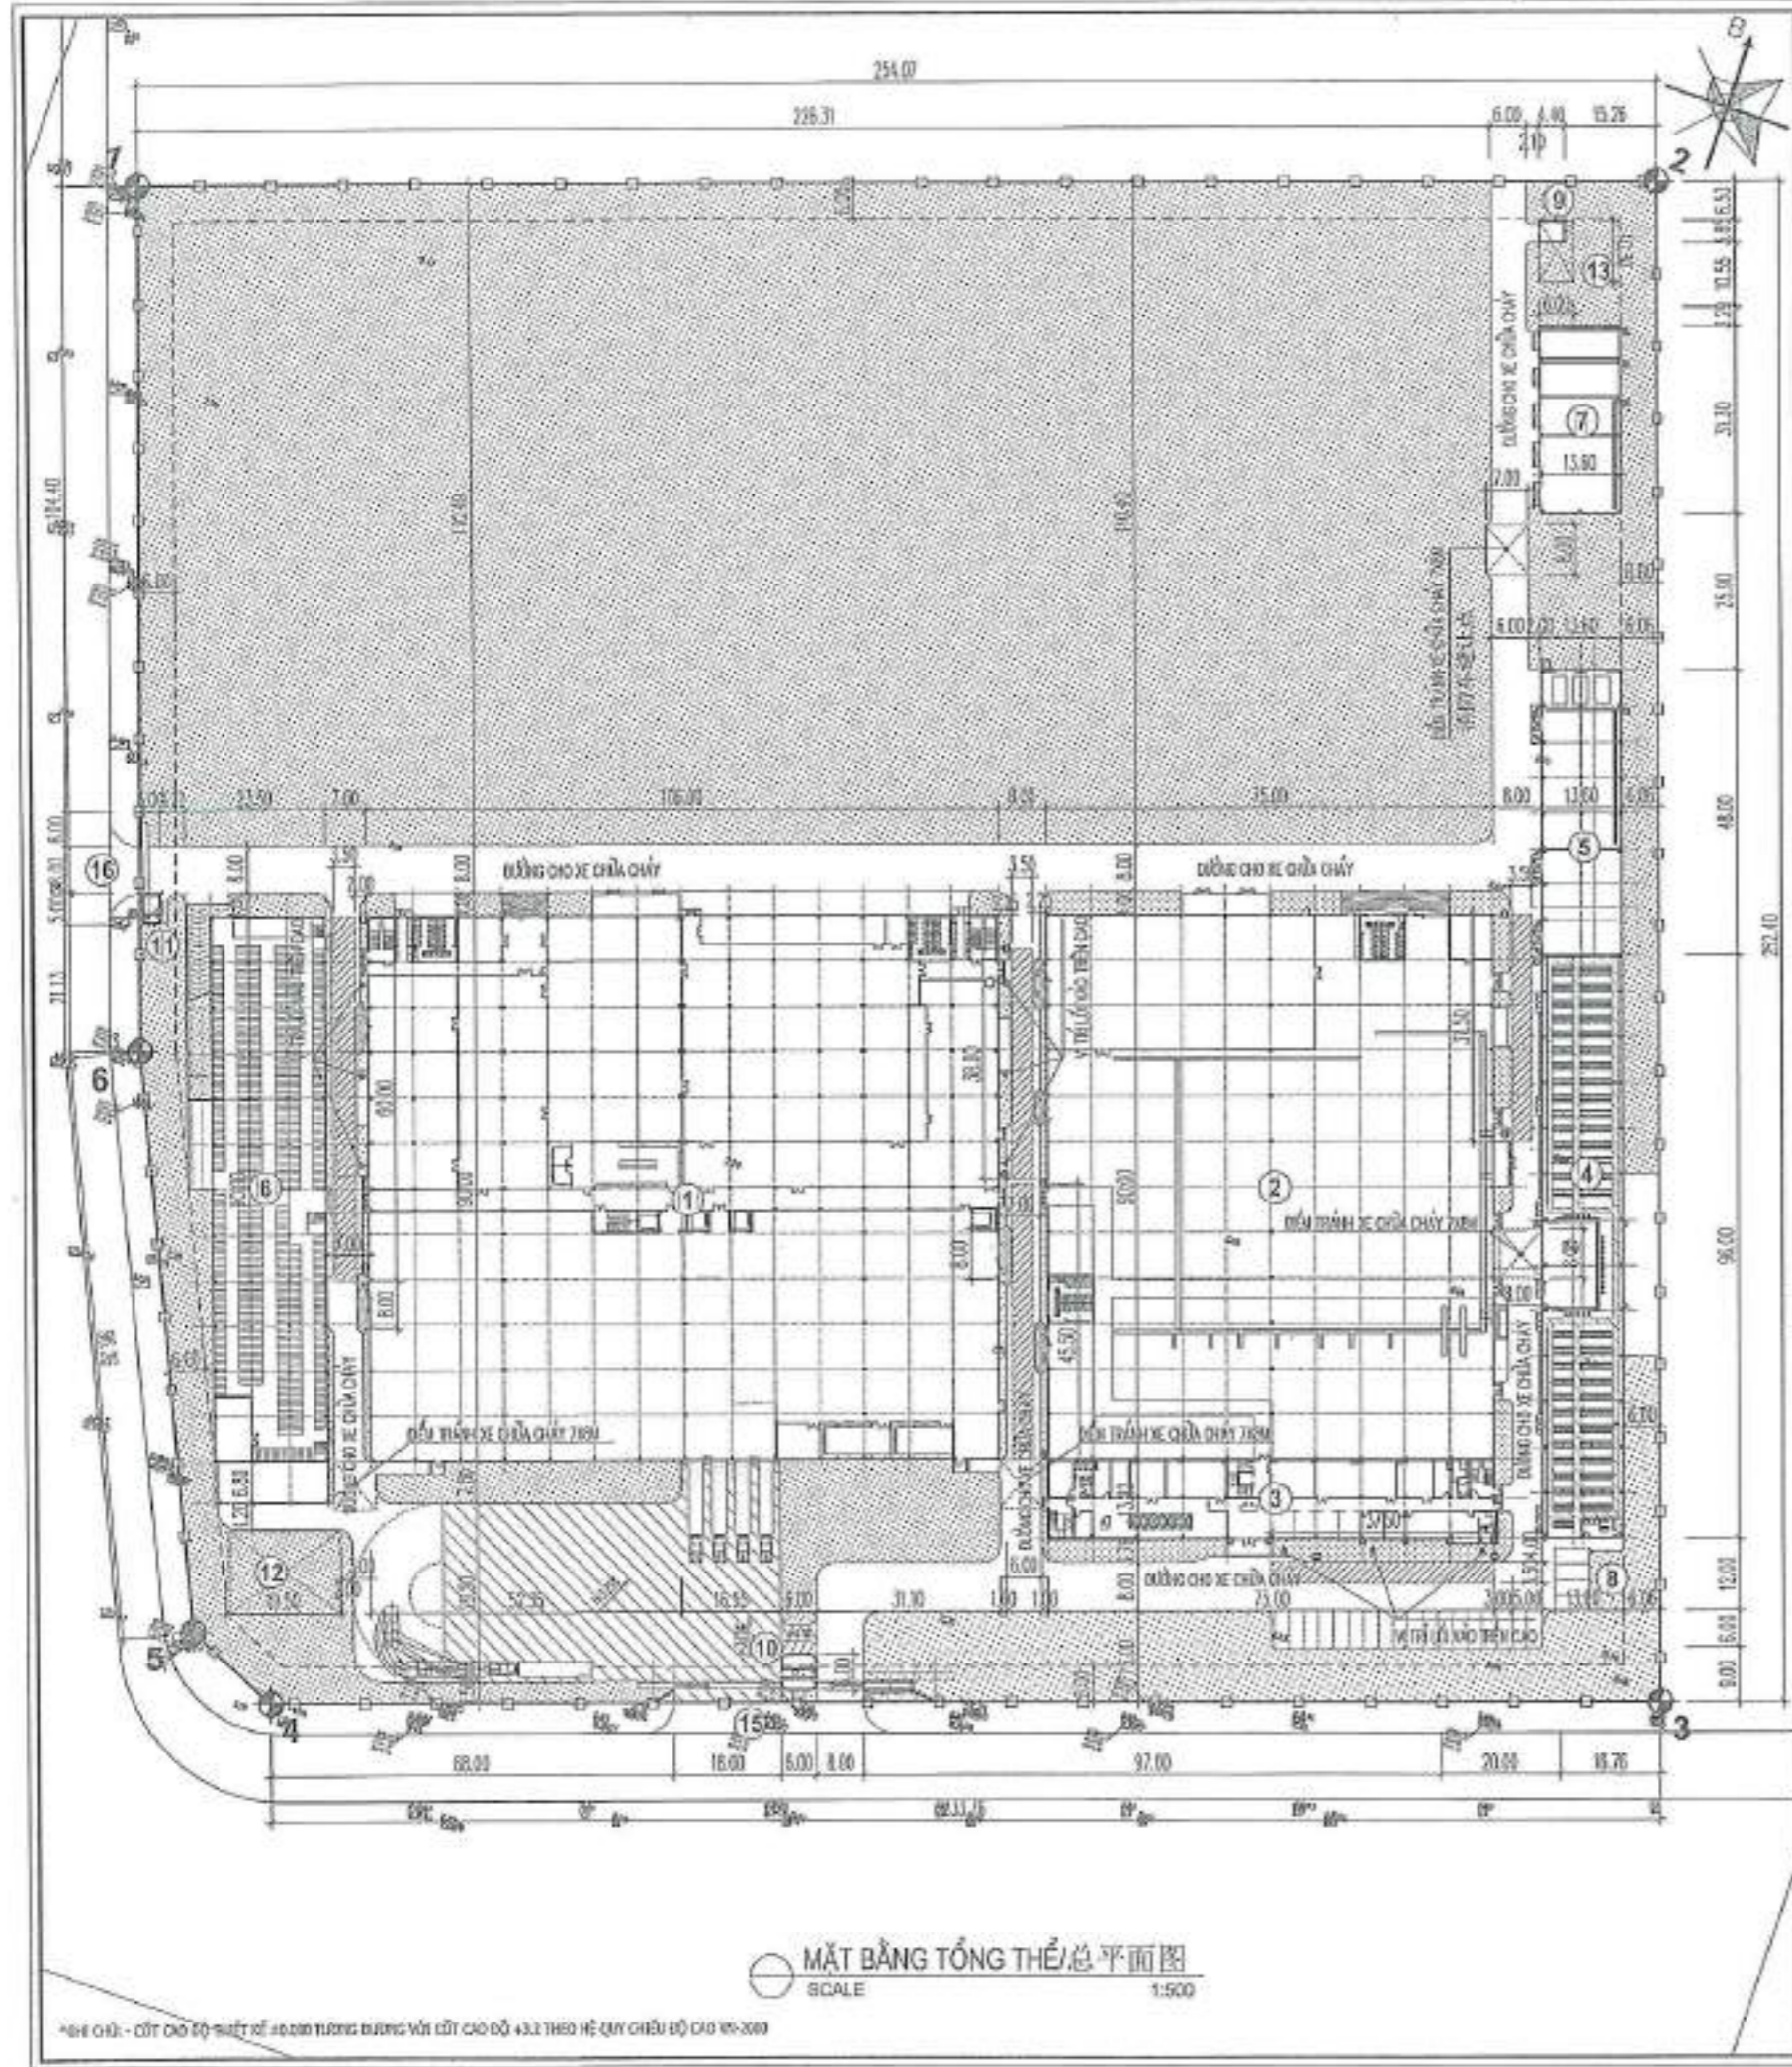

MẶT BẰNG TỔNG THỂ 总平面图
SCALE 1:500

*BỀ CHỖ - CỘT CỎ ĐỘ 1000 TƯƠNG ĐƯƠNG VỚI CỘT CỎ ĐỘ 43.2 THEO HỆ QUY CHUẨN ĐỘ CAO 1972

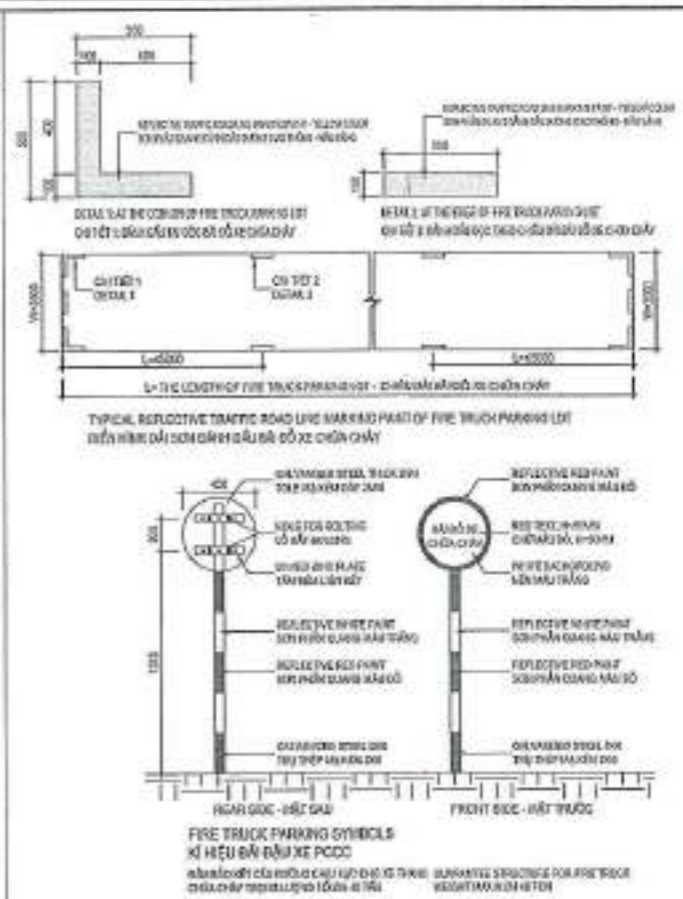

- HẠNG MỤC/項目:
- | | |
|--|----------------------------------|
| 1 NHÀ XƯỞNG 01/厂房01 | 9 NHÀ TRẠM XỬ LÝ NƯỚC THẢI 废水处理站 |
| 2 NHÀ XƯỞNG 02/厂房02 | 10 NHÀ BẢO VỆ 1/保安室1 |
| 3 NHÀ VĂN PHÒNG/办公室 | 11 NHÀ BẢO VỆ 2/保安室2 |
| 4 NHÀ ĂN 食堂 | 12 BỂ NƯỚC NGẦM PCCC 地下消防水池 |
| 5 NHÀ THÍ NGHIỆM, TRẠM BIẾN ÁP 实验室, 变压器站 | 13 BỂ NGẦM XỬ LÝ 海水处理地下室 |
| 6 NHÀ ĐỂ XE CÔNG NHÂN/工人停车场 | 14 Mái che nhẹ 轻棚 |
| 7 NHÀ RÁC, HỖ HÓA CHẤT 垃圾站, 化学处理 | 15 CỔNG CHỖNH 正门 |
| 8 NHÀ ĐỂ XE Ô TÔ 机动车库, 化学处理 | 16 CỔNG PHỤ 副门 |

- GHI CHÚ:
- ĐƯỜNG CHO XE CHỮA CHÁY ĐẢM BẢO TẢI TRỌNG 40 TẤN ĐỘ DỐC KHÔNG QUẢ 1:8.3 KHÔNG ĐƯỢC ĐỖ XE CHỮA CHÁY ĐỘ DỐC LỚN HƠN 1:8.3
 - ĐỖ Ô TÔ XE CHỮA CHÁY 消防车停车位
 - BÁT TRỒNG CỎ/HÀNG CỎ SỐ VÀNG 种植草皮/黄线
 - SÂN VƯỜAN CÂY TRỒNG 种植区
 - ĐỖ TRÁNH XE CHỮA CHÁY, KÍCH THƯỚC 7M x 8M 消防车避让位, 7x8米
 - BIỂN BẢO ĐỖ Ô TÔ XE CHỮA CHÁY 消防车避让标志
 - SỐ THỨ TỰ HẠNG MỤC/项目序号
 - KHANG GIỚI KHU ĐẤT/地块边界

SỐ HIỆU	TÊN HẠNG MỤC	CHỖ V (M²)	NHỎ TÍCH (M³)	TRANG BỊ SPRINKLER	CHIỀU DÀI ĐỖ XE CHỮA CHÁY
1	NHÀ XƯỞNG 01	352	105,355	CÓ	85m
2	NHÀ XƯỞNG 02	330	77,685	CÓ	83m
3	NHÀ VĂN PHÒNG	176	13,748	CÓ	37.5m

TÍNH TOÁN CHỖ ĐỖ Ô TÔ XE CHỮA CHÁY DỰA TRÊN BẢNG 15 QUÂN 05.002.0000 CHỖ ĐỖ Ô TÔ XE CHỮA CHÁY 1.5M (QUÂN CỖ SỐNG 14 QUÂN 05.202.0000)

PROJECT DANH MỤC: NHÀ MÁY SẢN XUẤT DÂY DẪN ĐIỆN, Ô CẮM ĐIỆN VÀ CÁC THIẾT BỊ ĐIỆN KHÁC 2

CLIENT: CÔNG TY CỔ PHẦN CÔNG NGHIỆP ĐIỆN LỰC VIỆT NAM (CÔNG TY TNHH CÔNG NGHIỆP ĐIỆN LỰC VIỆT NAM - HÀ DƯƠNG) SNGH SHING (MÉT NAM - HÀ DƯƠNG) GIANG - T. HÀI

DESIGN CONSULTING: TƯ VẤN THIẾT KẾ

ANDES E&C
CÔNG TY CỔ PHẦN KIẾN TRÚC VIỆT NAM

Địa chỉ Tầng 5, Tòa nhà ULAM 10 - PHỐ TÔN ĐỨC - PHƯỜNG TRUNG VĂN - QUẬN TỐ LUYÈN - TP. HÀ NỘI
Số: 001/2024/CT-TP
Số: 001/2024/CT-TP

NOTA/REMARKS

No.	DATE	REVISION

PERSON IN CHARGE/CHỨC DANH: SIGNATURE/CHỮ TÊN:

PROJECT MANAGER/QUẢN LÝ DỰ ÁN: B.C. TRAN/CHỦ TRƯỞNG DỰ ÁN:


DESIGN/THIẾT KẾ: NGUYỄN THỊ THUỖ
CHECK/KIỂM TRA: ĐANG VĂN HIỀN

SUBJECT / BỐ MÔN: KIẾN TRÚC

ITEM / HẠNG MỤC: TỔNG THỂ 总平面

DRAWING NAME / TÊN BẢN VẼ: MẶT BẰNG TỔNG THỂ TẦNG 1 1模总平面

PROJECT CODE/MÁI DANH: SCALE/TỶ LỆ: 1:500 DATE/NGÀY: 2024
DRAWING NO.: TT-02

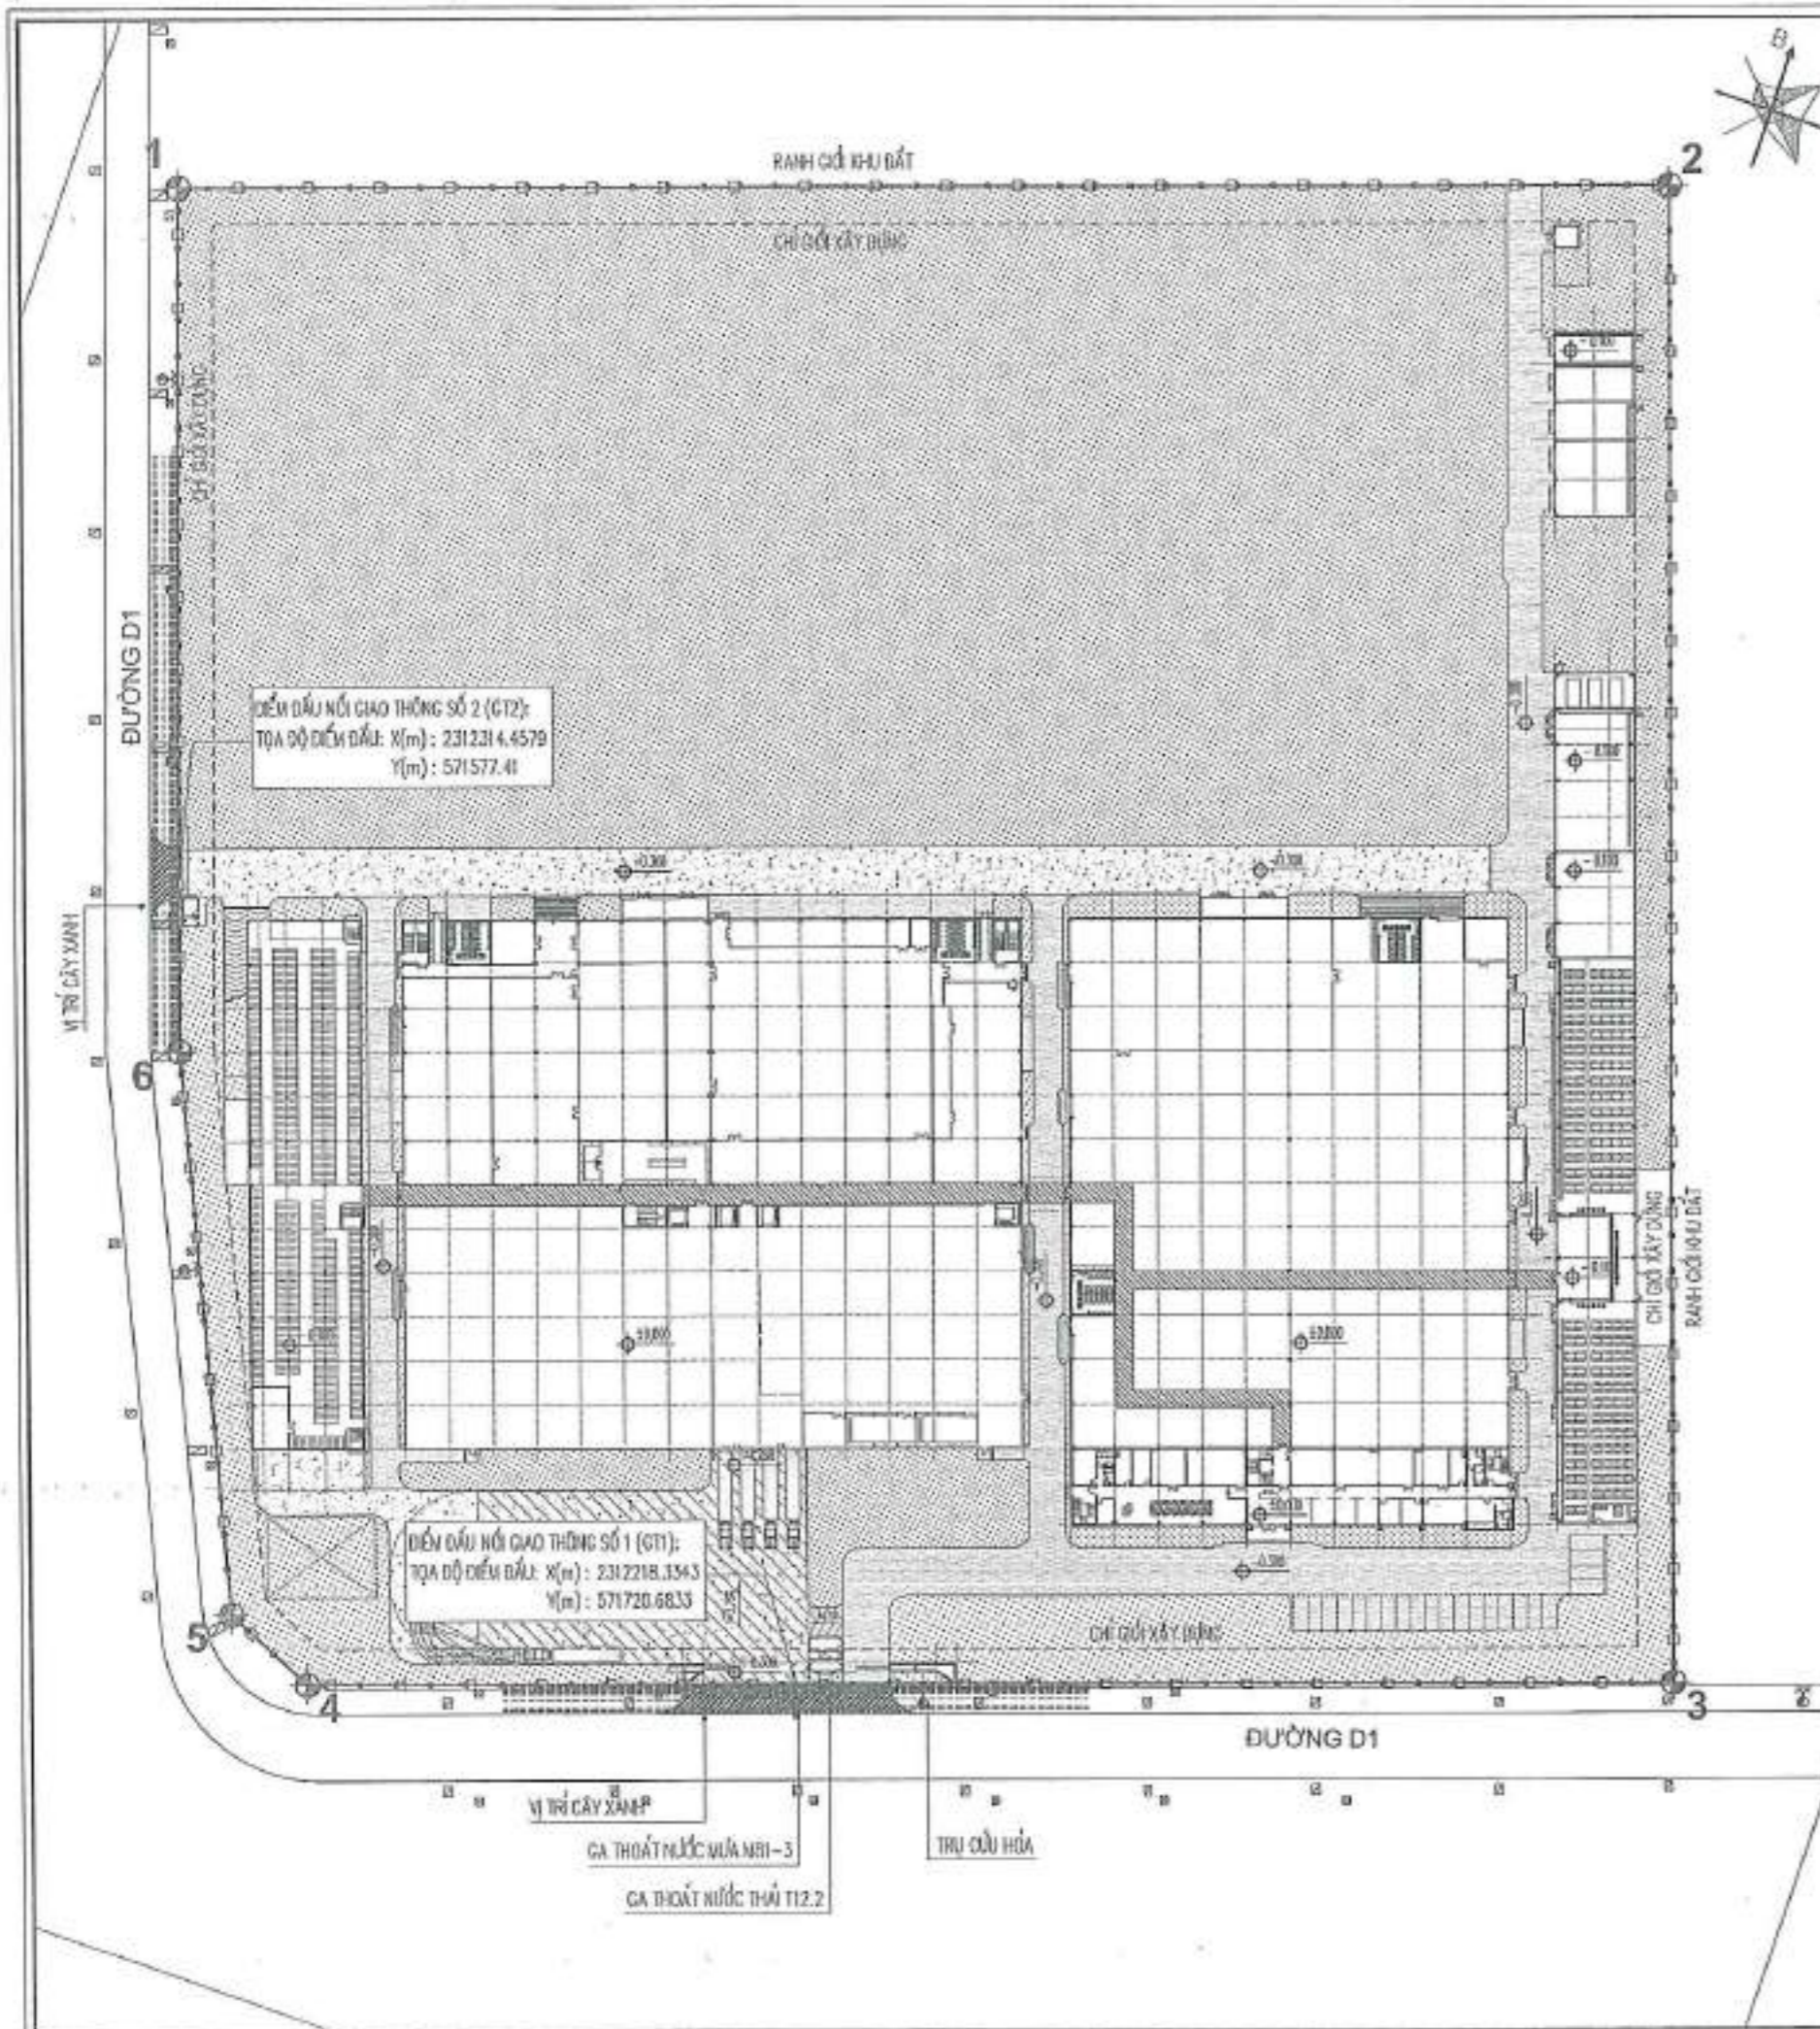

ĐỊNH VỊ KHU ĐẤT:

土地定位:
KHU ĐẤT ĐƯỢC ĐỊNH VỊ BỞI CÁC ĐIỂM 1, 2, 3, 4, 5, 6
THEO HỆ TỌA ĐỘ VN-2000:
由第1、2、3、4、5、6點定位的地塊
依照 越南-2000 座標系

ĐIỂM 點	TỌA ĐỘ 座標		KHOẢNG CÁCH 距離 (M)
	X	Y	
1	2312422.69	571540.37	254.07
2	2312506.50	571780.22	252.40
3	2312268.23	571863.48	233.76
4	2312191.12	571642.80	17.68
5	2312198.11	571626.56	96.27
6	2312285.95	571587.17	144.53
1	2312422.69	571540.37	

ĐIỂM ĐẦU NỐI GIAO THÔNG:

ĐIỂM ĐẦU NỐI	ĐIỂM	TỌA ĐỘ 座標	
		X	Y
ĐIỂM ĐẦU NỐI GIAO THÔNG SỐ 1	GT1	2312218.3343	571720.6833
ĐIỂM ĐẦU NỐI GIAO THÔNG SỐ 2	GT2	2312314.4579	571577.41

GHI CHÚ :

- SÂN ĐƯỜNG GIAO THÔNG NỘI BỘ LOẠI 1
- SÂN ĐƯỜNG GIAO THÔNG NỘI BỘ LOẠI 2
- ĐIỂM ĐẦU NỐI GIAO THÔNG

HẠNG MỤC/項目 :

- | | |
|---|----------------------------------|
| ① NHÀ XƯỞNG 01/车间01 | ⑨ NHÀ TRẠM XỬ LÝ NƯỚC THẢI 污水处理站 |
| ② NHÀ XƯỞNG 02/车间02 | ⑩ NHÀ BẢO VỆ 1/保安室1 |
| ③ NHÀ VĂN PHÒNG/办公室 | ⑪ NHÀ BẢO VỆ 2/保安室2 |
| ④ NHÀ ẮP XE | ⑫ BỂ NƯỚC NGÂM POCC 湿下清水池 |
| ⑤ NHÀ THỂ NGHIỆM, TRẠM BIẾN ÁP 实训室, 变电站 | ⑬ BỂ NGĂN XỬ LÝ 废水沉淀池 |
| ⑥ NHÀ ĐỂ XE CÔNG NHÂN/工人车房 | ⑭ MÀU CHE NHIỆM 遮光棚 |
| ⑦ NHÀ RÁC, KHO HÓA CHẤT 垃圾站, 化学品库 | ⑮ CÔNG CHÁNH/门卫 |
| ⑧ NHÀ ĐỂ XE Ô TÔ 汽车车房 | ⑯ CÔNG PHỤ/门卫 |

PROJECT DỰ ÁN: NHÀ MÁY SẢN DỤNG MÁY DẪN ĐIỆN, Ở CẤP ĐỘ VÀ CÁC THIẾT BỊ KHÁC 2

CÔNG TY TNHH CÔNG NGHỆ THIẾT KẾ VÀ TƯ VẤN
CÔNG TY TNHH CÔNG NGHỆ THIẾT KẾ VÀ TƯ VẤN (CÔNG TY TNHH ANDES E&C)
CÔNG TY TNHH CÔNG NGHỆ THIẾT KẾ VÀ TƯ VẤN (CÔNG TY TNHH ANDES E&C)

DESIGN CONSULTING:
TƯ VẤN THIẾT KẾ:

ANDES E&C
CÔNG TY TNHH ANDES E&C VIỆT NAM

Địa chỉ: Tầng 5, Tòa nhà ULAMA 18 - PHỐ TÊN LỬA - PHƯỜNG TRƯỜNG VĨNH - QUẬN TÂY LŨN - TP. HỒ CHÍ MINH
Số điện thoại: 090 30 30 30
Email: info@andes-e-c.com.vn

NOTE/GHI CHÚ

No.	DATE	REVISION

PERSON IN CHARGE/CHỨC DANH: **ĐIỀU HÀNH DỰ ÁN**
SIGNATURE/KÝ TÊN: *[Signature]*

PROJECT MANAGER/ĐANG VẬN HÀNH: **NGUYỄN VĂN KIẾN**
TEC. ENG/CHỦ TRÌ: **NGUYỄN VĂN KIẾN**
DESIGN/THIẾT KẾ: **NGUYỄN ANH TUẤN**
CHECK/KIỂM LẬP KT: **NGUYỄN VĂN KIẾN**

SUBJECT / BỐ MẪU: **GIAO THÔNG**


ITEM / HẠNG MỤC: **TỔNG MẶT BẰNG**

DRAWING NAME / TÊN BẢN VẼ: **MẶT BẰNG ĐẦU NỐI GIAO THÔNG**


SCALE/TỶ LỆ: **1:500** DATE/NGÀY: **2024**

PROJECT/ĐỒ ÁN: **DN-01**


RỪNG XANH

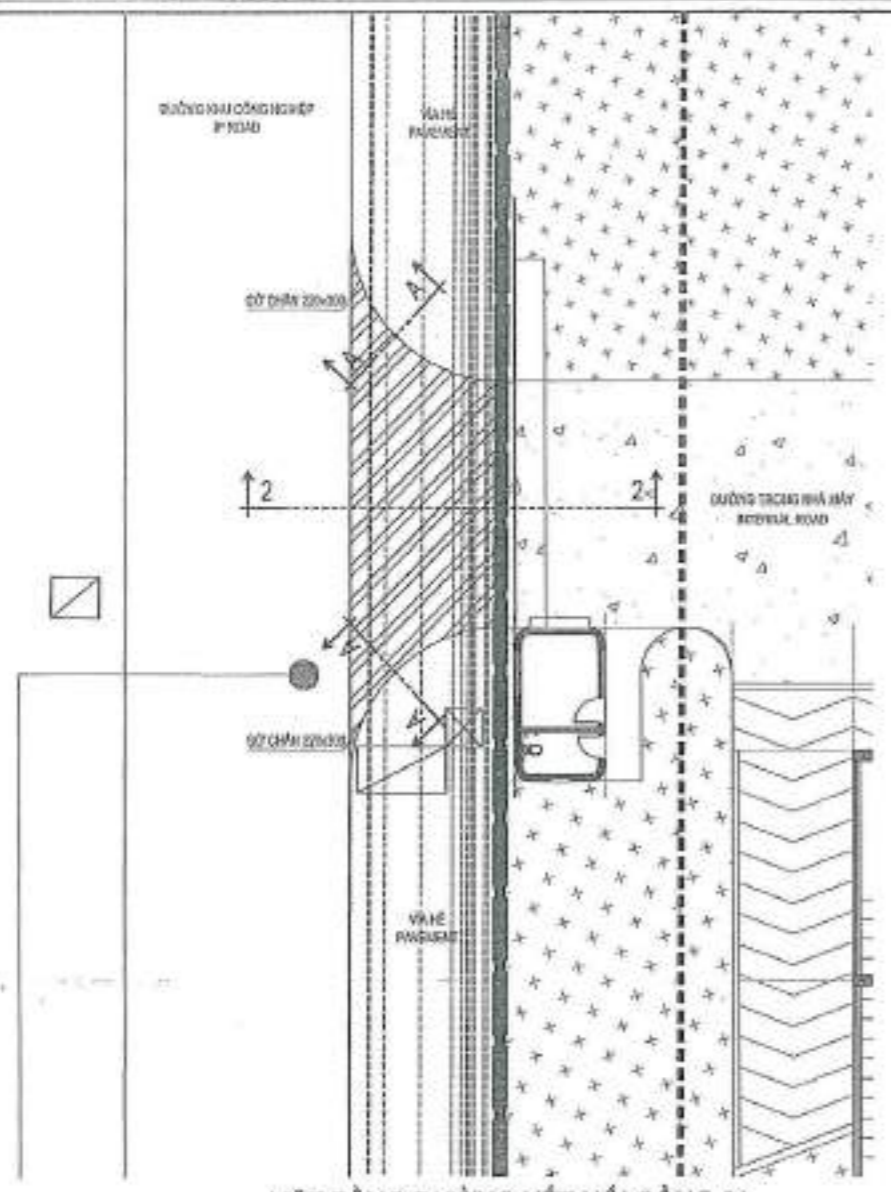

MẶT BẰNG ĐƯỜNG KẾT NỐI CÔNG 01
GATE 02 ROAD CONNECT PLAN

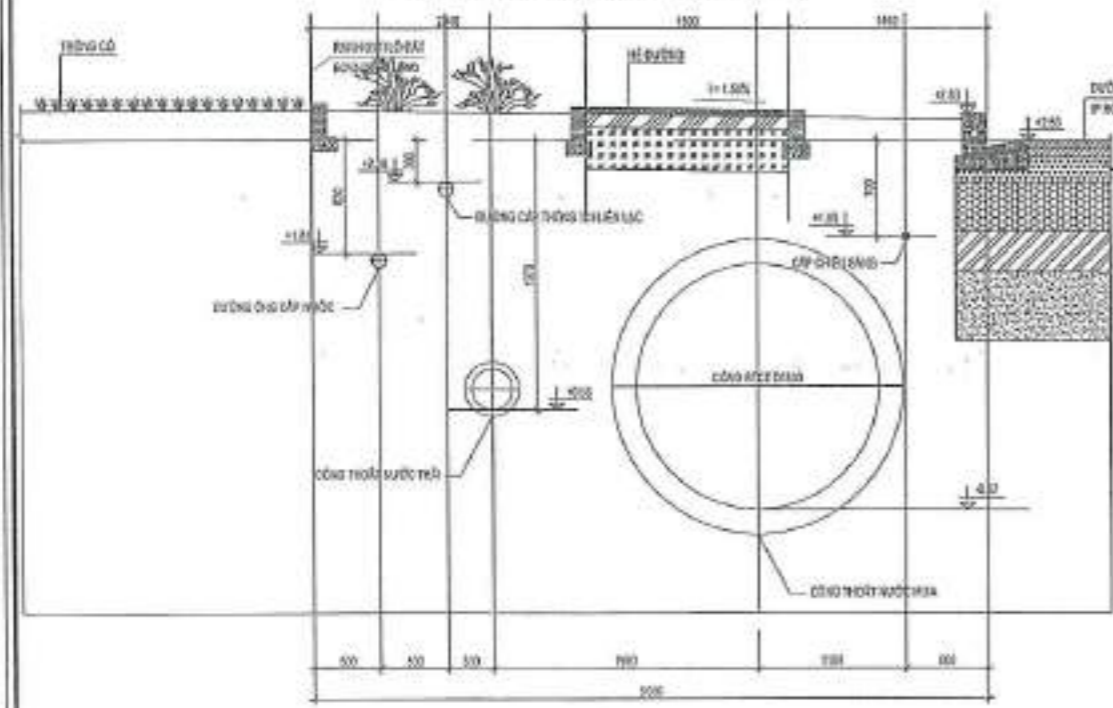

MẶT CẮT 2-2 (HIỆN TRẠNG)
SECTION 2-2 (EXIST)

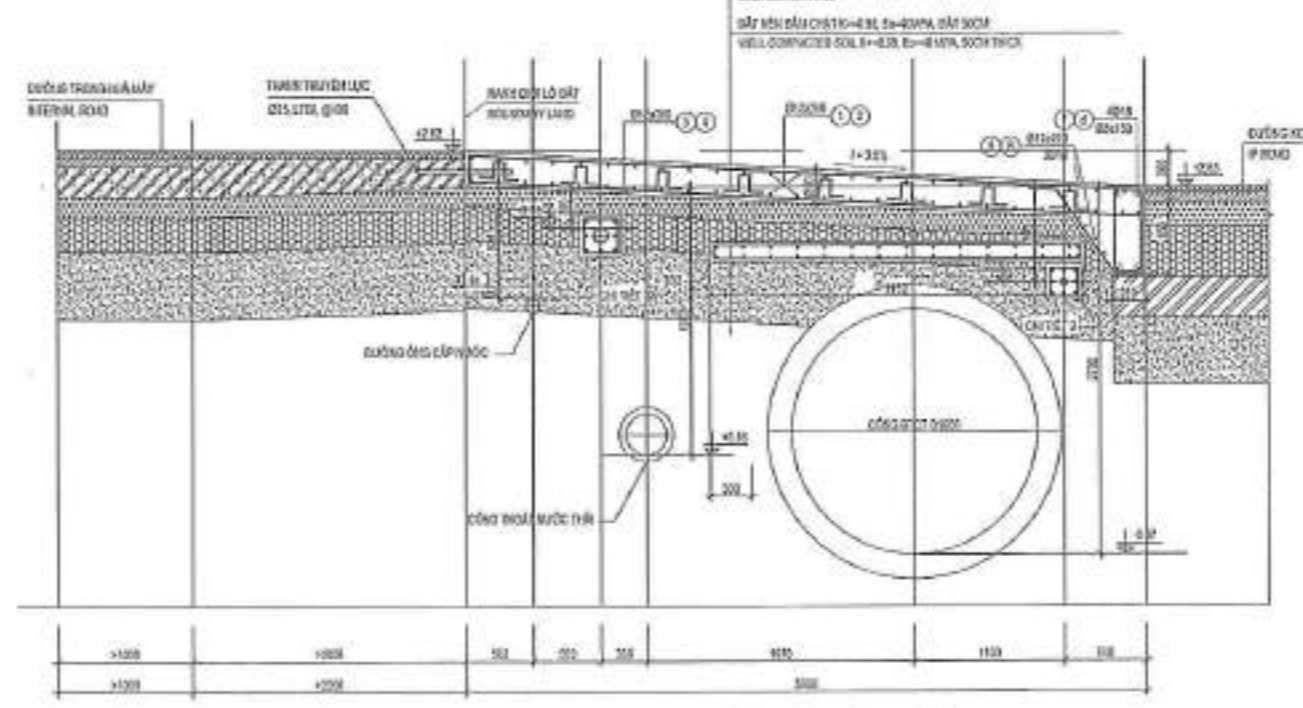


MẶT CẮT 2-2 (THI CÔNG MỚI)
SECTION 2-2 (NEW CONSTRUCTION)


ĐƯỜNG CẤP THOÁNG TRUYỀN LẠC D.150
CỔNG THẠCH HỐ CẤP THOÁNG D.150
ĐƯỜNG ĐÁNH CẬP CH. BỤI SẠNG HỢP D.600




CHI TIẾT 2A
DETAIL 2A

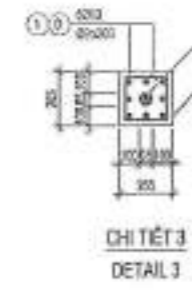

CHI TIẾT 3
DETAIL 3

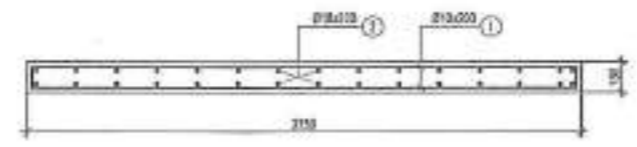

CHI TIẾT TẤM D.150
DETAIL PLATE T02

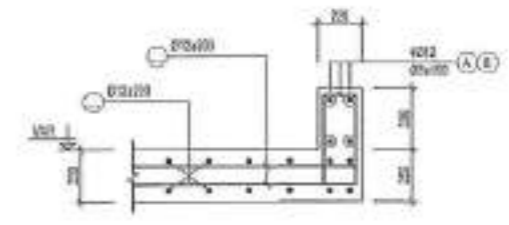

MẶT CẮT A-A
SECTION A-A

GHI CHÚ:
NOTE:
MÁI TRỜI CỦA VỎ SÀO KÈM TRẢ LẠI TRỞ KÈM THỨC CỦA CÔNG TY
THÔNG CÔNG KỸ THUẬT HẸN TRƯỚC TRONG THÍ CÔNG.

SECT 04, BÀ SÁ, D.150x150
CỔNG THẠCH HỐ CẤP THOÁNG TRUYỀN LẠC D.150, KÈM KÈM THỨC CỦA CÔNG TY
LỚP HUYỀN CẤP THOÁNG TRUYỀN LẠC D.150
PH. CẤP THOÁNG TRUYỀN LẠC D.150
CẤP THOÁNG TRUYỀN LẠC D.150, D.150x150, D.150x150, D.150x150, D.150x150
CỔNG THẠCH HỐ CẤP THOÁNG TRUYỀN LẠC D.150, D.150x150, D.150x150, D.150x150, D.150x150
CỔNG THẠCH HỐ CẤP THOÁNG TRUYỀN LẠC D.150, D.150x150, D.150x150, D.150x150, D.150x150
LỚP VỎ SÀO KÈM TRẢ LẠI TRỞ KÈM THỨC CỦA CÔNG TY
MÁI TRỜI CẤP THOÁNG TRUYỀN LẠC D.150
MÁI TRỜI CẤP THOÁNG TRUYỀN LẠC D.150, D.150x150, D.150x150, D.150x150, D.150x150

PROJECT
DỰ ÁN
NHÀ MÁY SẢN XUẤT DÂY DẪN ĐIỆN, Ở
CẨM DIỆN VÀ CÁC THIẾT BỊ ĐIỆN KHÁC 2

CLIENT:
CHỦ ĐẦU TƯ
CÔNG TY TNHH CÔNG NGHỆ SHENGSHING VIỆT NAM (CÔNG TY TNHH SẢN XUẤT VÀ THƯƠNG MẠI ĐIỆN LẠC VÀ CÁC THIẾT BỊ ĐIỆN KHÁC 2)
CÔNG TY TNHH CÔNG NGHỆ SHENGSHING VIỆT NAM (CÔNG TY TNHH SẢN XUẤT VÀ THƯƠNG MẠI ĐIỆN LẠC VÀ CÁC THIẾT BỊ ĐIỆN KHÁC 2)


DESIGN CONSULTING:
TƯ VẤN THIẾT KẾ
ANDES E&C
CÔNG TY CỔ PHẦN ANDES VÀ CỘNG HỮU NGHỆ

Địa chỉ: Tầng 5, Tòa nhà LAMAH 18 - PHỐ TÔ KIẾP - PHƯỜNG TRUNG ƯƠNG - QUẬN TÂY GIANG - TP HÀ NỘI
Số điện thoại: 04 2254 0000
Fax: 04 2254 0000

NOTE/GHI CHÚ


No.	DATE	REVISION

PERSON IN CHARGE/ CHỨC DANH
SIGNATURE/ KÝ TÊN
PROJECT MANAGER
ĐỒNG VĂN HIỂN
TEC. ENGINEER
NGUYỄN VĂN KIẾN
DESIGN/THIẾT KẾ
NGUYỄN ANH TUẤN
CHECK/ĐIỀU LẬP KỸ THUẬT
NGUYỄN VĂN KIẾN
SUBJECT / NỘI DUNG:
GIAO THÔNG
ITEM / HANG MỤC:
TỔNG MẶT BẰNG
DRAWING NAME / TÊN BẢN VẼ:
CHI TIẾT ĐẦU NỐI CÔNG 2
PROJECT CODE/MÃ DỰ ÁN
SCALE/TỶ LỆ
DATE/NGÀY
1:500
2024
TRƯỜNG CỎ
DN-03

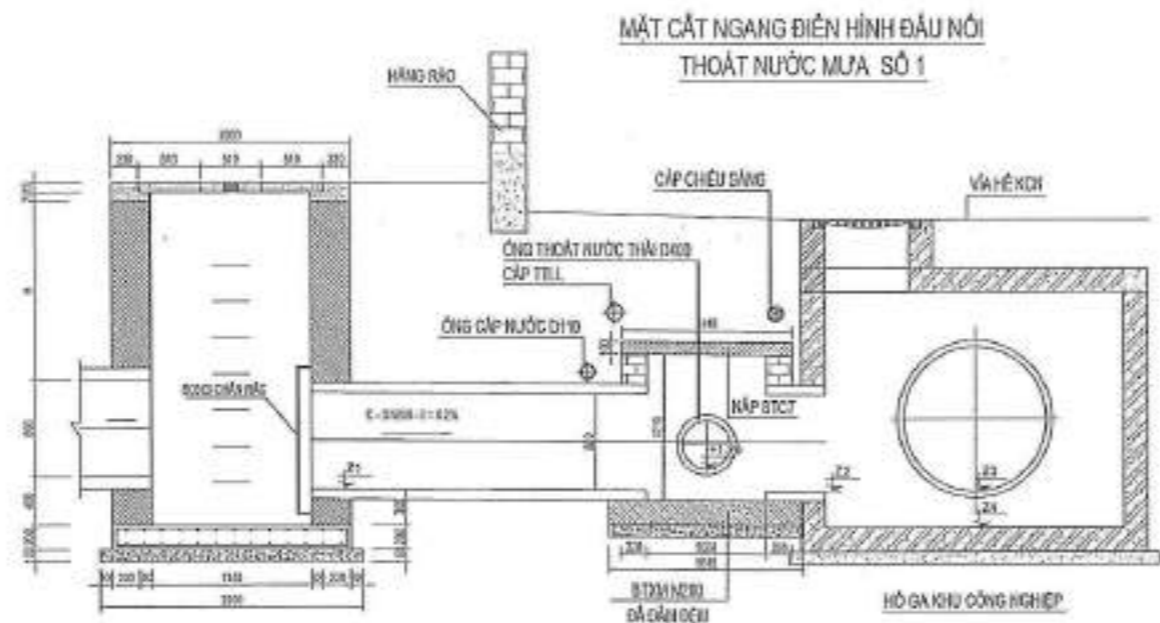

HỒ GA ĐẦU NỐI M81.5

ĐIỂM \ CAO ĐỘ	Z1	Z2	Z3	Z4
ĐIỂM ĐẦU NỐI 1 (M81.5)	+1.11	+1.08	+1.07	+0.75

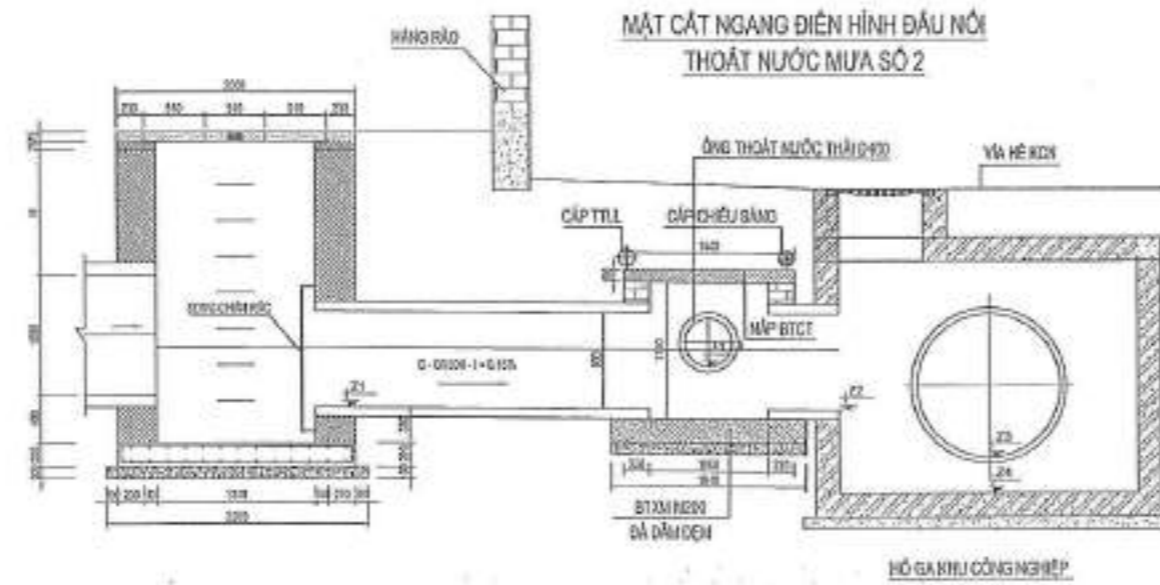

HỒ GA ĐẦU NỐI M81.1

ĐIỂM \ CAO ĐỘ	Z1	Z2	Z3	Z4
ĐIỂM ĐẦU NỐI 2 (M81.1)	+1.23	+1.22	+1.22	+0.90

PROJECT
DỰ ÁN

NHÀ MÁY SẢN XUẤT BĂNG CÀNG ĐIỆN, Ở
CẤP ĐỘ VÀ CẤP THỂ BIỆT KHÁC 2
TẦNG

CLIENT
CHỦ ĐẦU TƯ
CÔNG TY TNHH CÔNG NGHỆ
SHENGSHING (VIỆT NAM-HẢI DƯƠNG)

DESIGN CONSULTING:
TƯ VẤN THIẾT KẾ

ANDES E&C
CÔNG TY CỔ PHẦN ANDES E&C VIỆT NAM

Địa chỉ: Tầng 5, Tòa nhà LIANA 16 - PHỐ YÊN KỲ -
PHƯỜNG TRUNG ƯƠNG - QUẬN TÂY GIANG - TP. HÀ NỘI
Số điện thoại: 024 33204000
Fax: 024 33204000

NOTE/GHI CHÚ

NO.	DATE	REVISION

PERSON IN CHARGE / CHỨC DANH
ĐIỂM KÝ TÊN

PROJECT MANAGER / ĐĂNG VĂN HẸM
PHẠM THỊ TUYẾT

TEC. ENG/CHỦ TÌM
PHẠM THỊ TUYẾT

DESIGN/THIẾT KẾ
NGUYỄN ĐÀ LONG

CHECK/KIỂM LẬP KẾ
PHẠM THỊ TUYẾT


SUBJECT / SỐ MÔN
CẤP THOÁT NƯỚC

ITEM / HÀNG MỤC:
TỔNG MẶT BẰNG

DRAWING NAME / TÊN BẢN VẼ:
CHI TIẾT ĐẦU NỐI NƯỚC MƯA
雨水连接细详


PROJECT CODE/SỐ DỰ ÁN
SCALE/TỶ LỆ
DATE/NGÀY
2024
DRAWING NO.
DN-05

MẶT CẮT NGANG ĐIỀN HÌNH ĐÁU NỘI THOÁT NƯỚC THẢI

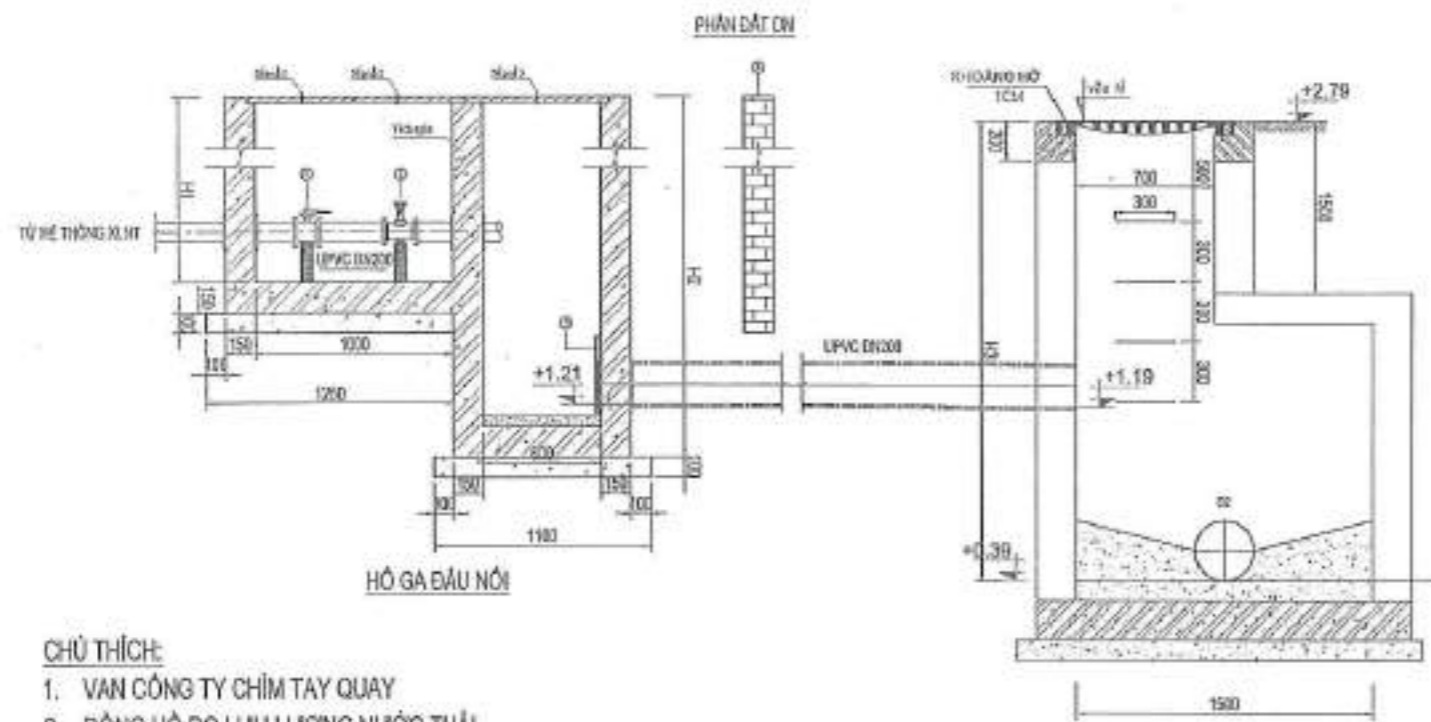

CHÚ THÍCH:

1. VAN CÔNG TY CHÌM TAY QUAY
2. ĐỒNG HỒ ĐO LƯỢNG NƯỚC THẢI
3. LƯỚI CHẮN RÁC
4. TƯỜNG RÀO DOANH NGHIỆP

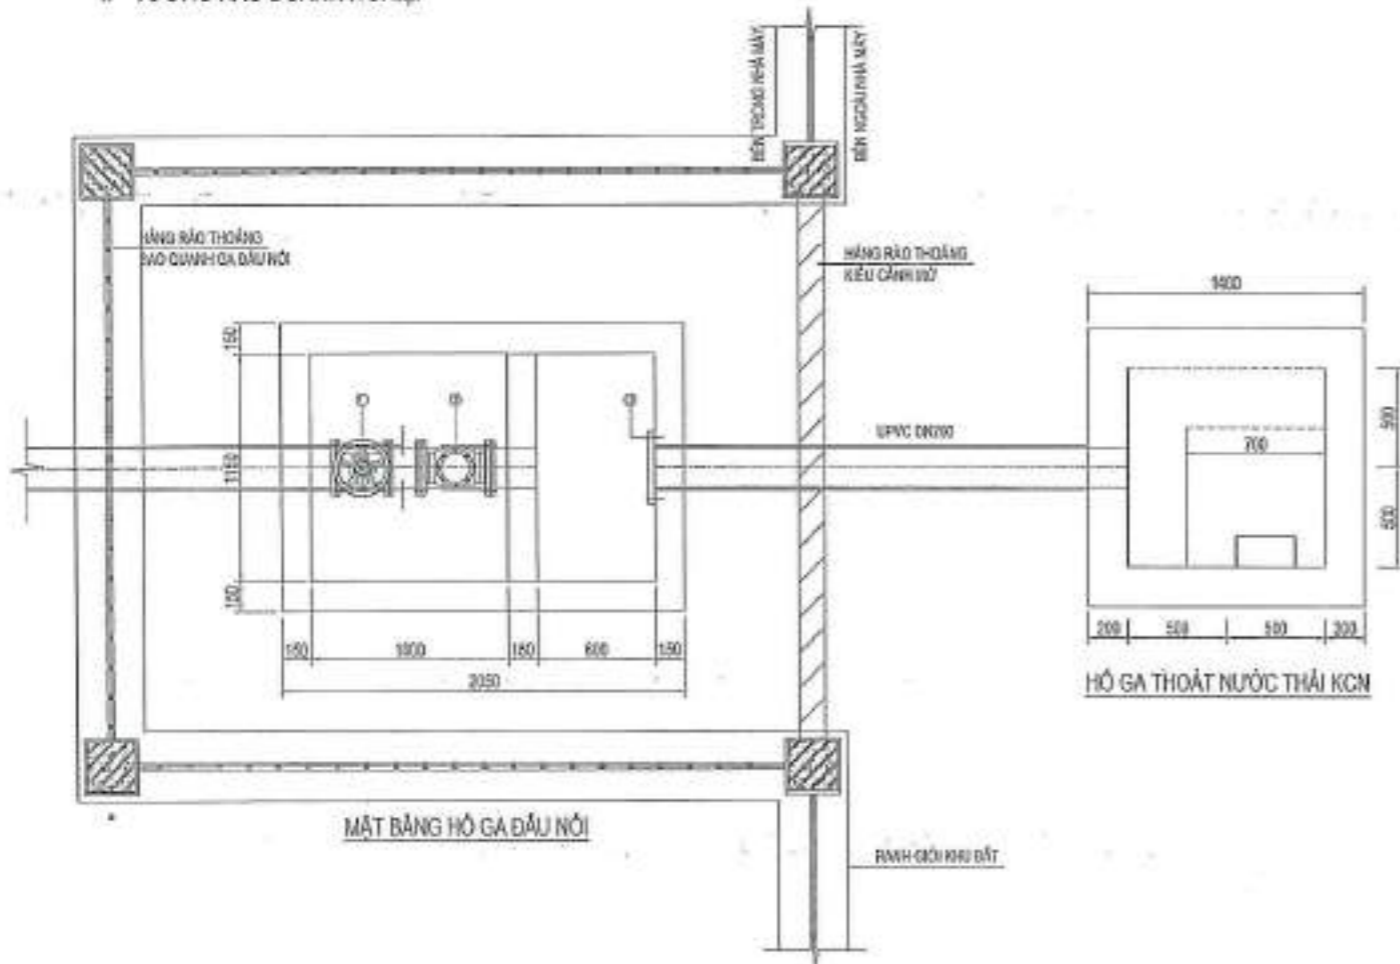

X = 2312418,0489
Y = 571540,4525

104.40

ĐIỂM ĐẦU NỐI THOÁT NƯỚC THẢI/污水排放连接点

ĐƯỜNG D1

D400,i0.25%,L=30m

1

+2.99
+1.21
W300
L=3m

UPVC-DN200,i0.5%,L=

PROJECT
ĐƯA AN

CÔNG TY TNHH CÔNG NGHỆ SHENGSHING (VIỆT NAM HẢI DƯƠNG)

CLIENT:
CHỦ ĐẦU TƯ

DESIGN CONSULTING:
TƯ VẤN THIẾT KẾ

ANDES E&C

CÔNG TY TNHH CÔNG NGHỆ SHENGSHING (VIỆT NAM HẢI DƯƠNG)

Địa chỉ: Thành Phố Hải Dương, Tỉnh Hải Dương - Phố Lê Hồng - Phường Trưng Vương - Quận Cẩm Khê - Tỉnh Hải Dương
Phone: 031.7594211

No.	DATE	REVISION

PERSON IN CHARGE/CHỨC DANH: PHẠM THỊ TUYẾT

SIGNATURE/CHỮ TÊN: *Phu*

PROJECT MANAGER: PHẠM VĂN HIÊN

TEC. ENGINEER: PHẠM THỊ TUYẾT

DESIGN/THIẾT KẾ: NGUYỄN BÁ LONG

CHECK/QUẢN LÝ KI: PHẠM THỊ TUYẾT

SUBJECT / NỘI DUNG: CẤP THOÁT NƯỚC


ITEM / HÀNG MỤC: TỔNG MẶT BẰNG

DRAWING NAME / TÊN BẢN VẼ: CHI TIẾT ĐẦU NỐI NƯỚC THẢI 污水连接细节

PROJECT CODE/MA SỰ: SCALE/TỶ LỆ: DATE/NGÀY: 2024

TRANG 10

DN-07

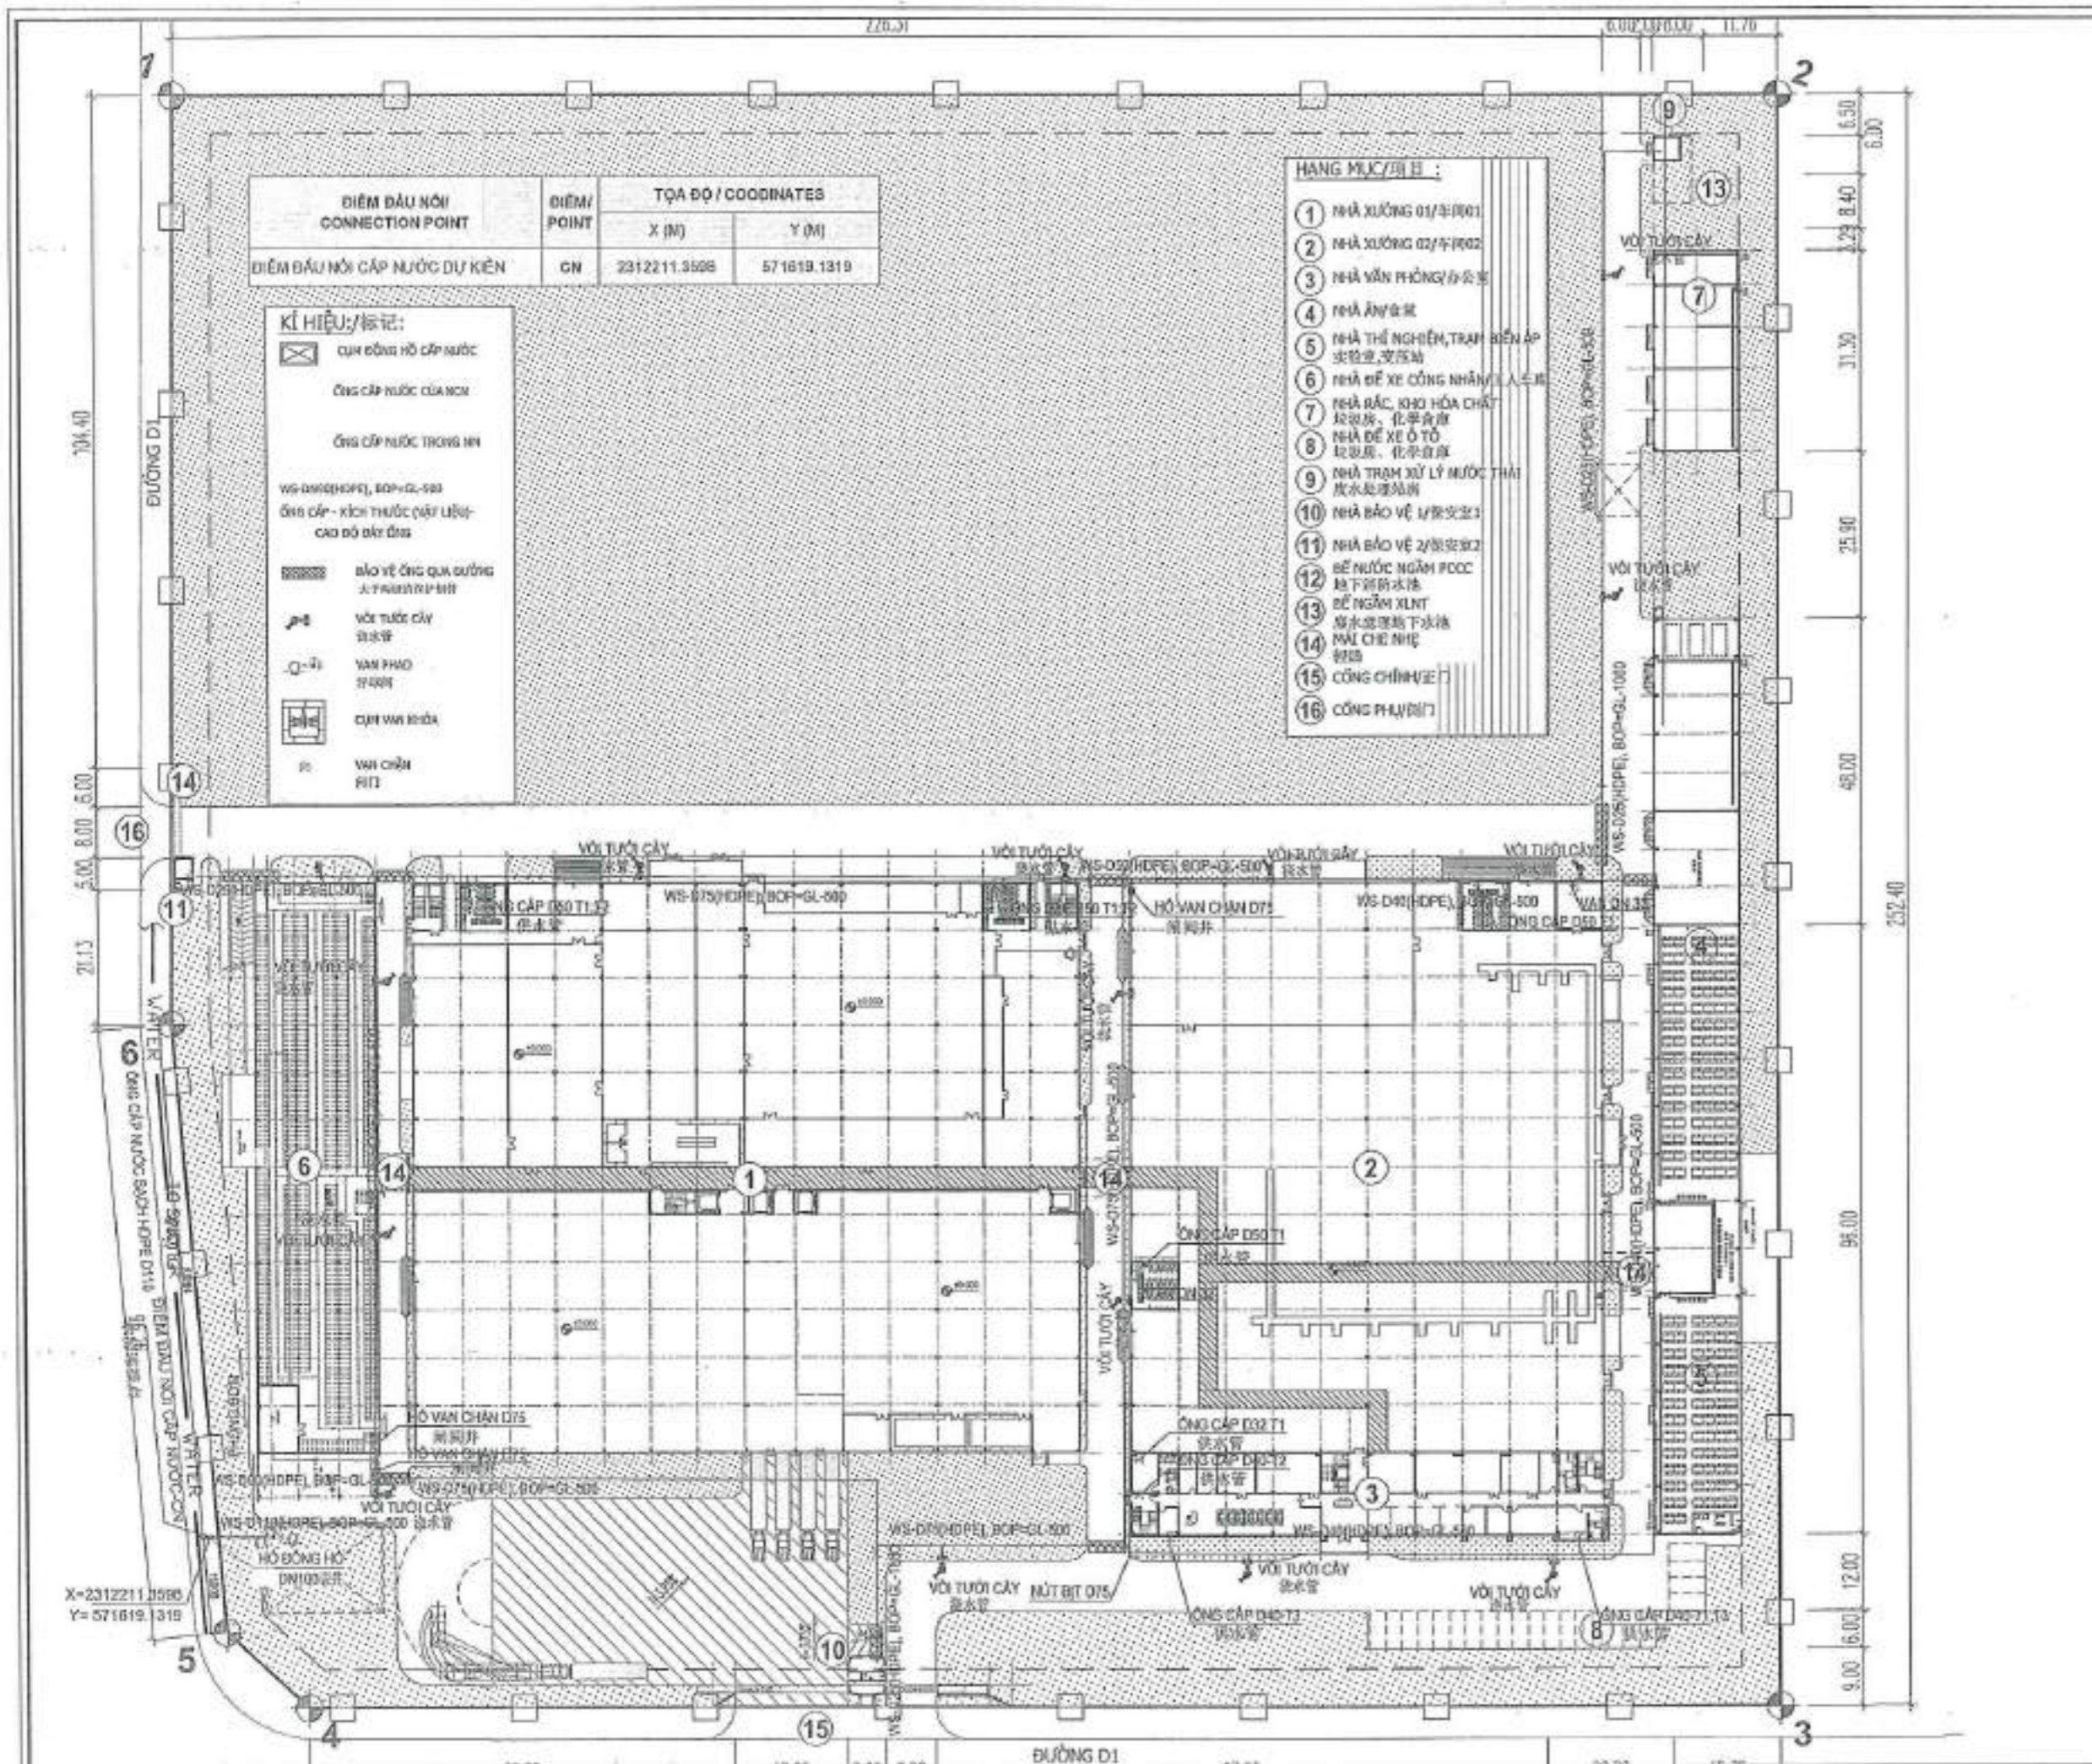

ĐIỂM ĐẦU NỐI CONNECTION POINT	ĐIỂM/ POINT	TỌA ĐỘ / COORDINATES	
		X (M)	Y (M)
ĐIỂM ĐẦU NỐI CẤP NƯỚC DỰ KIẾN	CN	2312211.3586	571619.1319

- KÍ HIỆU/標記:**
- CỤM CÔNG HỒ CẤP NƯỚC
 - ỐNG CẤP NƯỚC CỦA NCM
 - ỐNG CẤP NƯỚC TRONG NH
 - WS-D05(HDPE), BOP-GL-500
 - ỐNG CẤP - kích thước (chất liệu) - cao độ đặt ống
 - BẢO VỆ ỐNG QUANG CƯỜNG
 - VỎ TƯỜNG CÂY
 - VAN PHẠO
 - CỤM VAN KHÓA
 - VAI CHÈM

- HẠNG MỤC/項目:**
- 1 NHÀ XƯỞNG 01/3/001
 - 2 NHÀ XƯỞNG 02/4/002
 - 3 NHÀ XƯỞNG 03/5/003
 - 4 NHÀ ANH 04
 - 5 NHÀ THỜ NGHỆM, TRẠM BIẾN ÁP
 - 6 NHÀ ĐỂ XE CÔNG NHÂN
 - 7 NHÀ BÁC, KHO HÓA CHẤT
 - 8 NHÀ ĐỂ XE Ô TÔ
 - 9 NHÀ TRẠM XỬ LÝ MƯỚC THẢI
 - 10 NHÀ BẢO VỆ 1/05/010
 - 11 NHÀ BẢO VỆ 2/05/012
 - 12 BỂ NƯỚC NGẦM PCOC
 - 13 BỂ NGẦM XLNT
 - 14 MÃI CHẾ NHỰC
 - 15 CÔNG CHỈNH VỆ
 - 16 CÔNG PHỤ ĐÍNH

PROJECT
DỰ ÁN

NHÀ MÁY SẢN QUẠT HẠT DÂY ĐIỆN, Ở
CẨM ĐIỂM VÀ ĐƯỢC THIẾT BỊ ĐƯỢC CHIA 2
CÔNG TY
TNGH
SHENGSHING
(VIỆT NAM -
HẢI DƯƠNG)

CLIENT /
CHỦ ĐẦU TƯ
CÔNG TY TNHH CÔNG NGHỆ
SHENGSHING (VIỆT NAM - HẢI DƯƠNG)

DESIGN CONSULTING:
TƯ VẤN THIẾT KẾ

ANDES E&C
CÔNG TY CỔ PHẦN ANDES E&C VIỆT NAM

Địa chỉ: Tầng 5, Tòa nhà LAM 13 - PHỐ TỖ HỮU -
PHƯỜNG TRUNG ANH - QUẬN TÂY HỒ - THÀNH PHỐ
HỒ CHÍ MINH

NOTE/CHÚ

No.	DATE	REVISION

PERSON IN CHARGE/CHỨC DANH

SIGNATURE/CHỮ TÊN

PROJECT MANAGER
ĐANG VĂN HIỂN

TEC. ENG/CHỦ TH
PHẠM THỊ TÚYẾT

DESIGN/THIẾT KẾ
NGUYỄN BÁ LƯƠNG

CHECK/QUẢN LÝ KT
PHẠM THỊ TÚYẾT

SUBJECT / BỒ MÔN:
CẤP THOÁT NƯỚC

ITEM / HẠNG MỤC:
TỔNG MẶT BẰNG

DRAWING NAME / TÊN BẢN VẼ:
MẶT BẰNG ĐẦU NỐI CẤP NƯỚC DỰ KIẾN
供水连接平面图

PROJECT CODE/SỐ DỰ ÁN


SCALE/TỶ LỆ

DATE/NGÀY

2024

DN 08

CHI TIẾT ĐẦU NỐI CẤP NƯỚC
供水接头详细

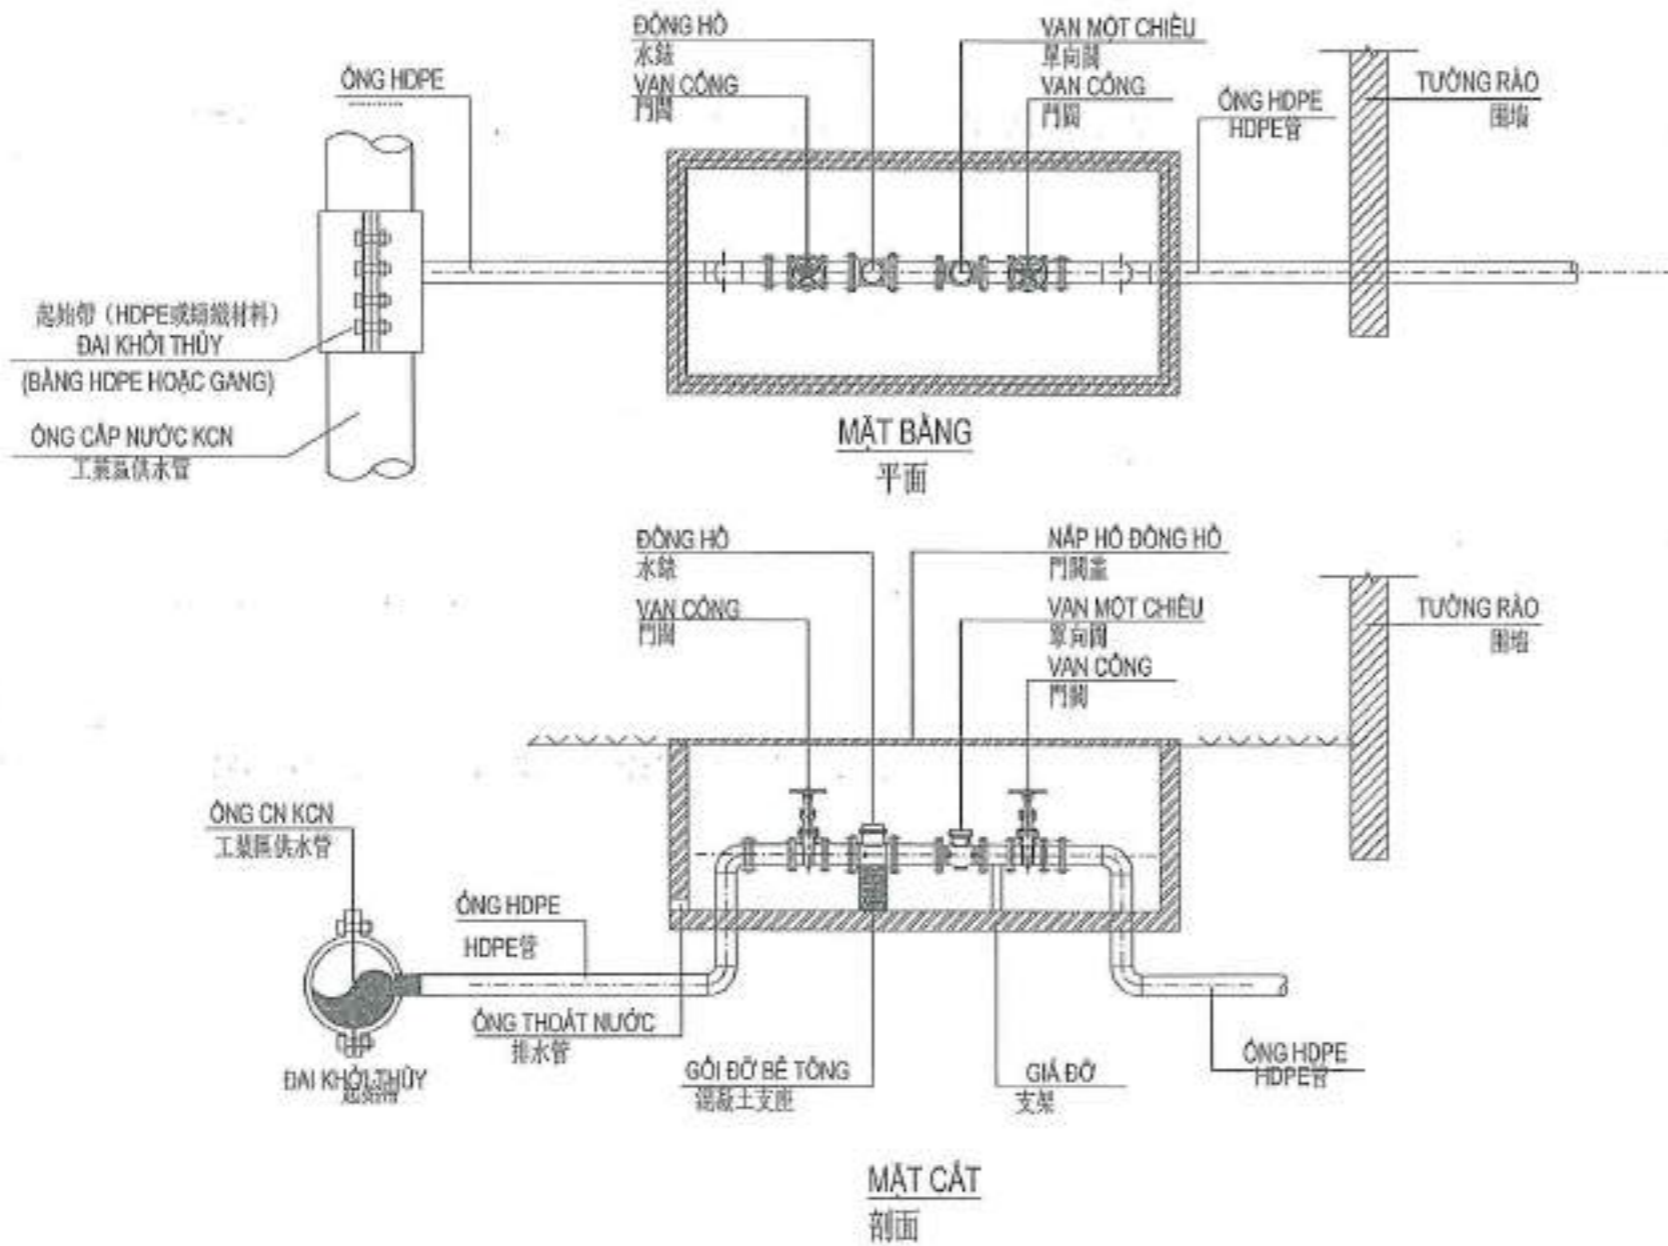

PROJECT
DỰ ÁN
NHÀ MÁY SẢN XUẤT DÂY DẪN ĐIỆN, Ô
CẮM ĐIỆN VÀ CÁC THIẾT BỊ ĐIỆN KHÁC 2

CLIENT
CÔNG NGHỆ
SHINGSHING
(VIỆT NAM -
CÔNG TY TNHH CÔNG NGHỆ
SHINGSHING (VIỆT NAM) HẢI DƯƠNG)

ĐƠN VỊ THIẾT KẾ: CÔNG TY TNHH CÔNG NGHỆ SHINGSHING (VIỆT NAM) HẢI DƯƠNG

DESIGN CONSULTING:
TƯ VẤN THIẾT KẾ:



ANDES E&C
CÔNG TY TƯ VẤN KIẾN TRÚC VIỆT NAM
Địa chỉ: Tầng 5, Tòa nhà LEAMA B - PHỐ TÔNG
TRƯỜNG TRUNG ƯƠNG - QUẬN TÂY LÊN - TP. HÀ NỘI

NOTE/CHÚ
Số. DATE. REVISION

Số.	DATE.	REVISION

PERSON IN CHARGE/CHỨC
ĐƠN VỊ: ANDES E&C VIỆT NAM

PERSON IN CHARGE/CHỨC ĐƠN VỊ	SIGNATURE/CHỮ KÝ TÊN
PROJECT MANAGER ĐANG VĂN HIẾN	<i>[Signature]</i>
TEC. ENGINEER/CHỦ THÌ PHẠM THỊ TUYẾT	<i>[Signature]</i>
DESIGN/THIẾT KẾ NGUYỄN BÁ LÔNG	<i>[Signature]</i>
CHECK/QUẢN LÝ KT PHẠM THỊ TUYẾT	<i>[Signature]</i>


SUBJECT / ĐỀ MỤC:
CẤP THOÁT NƯỚC
ITEM / HẠNG MỤC:
CẤP NƯỚC
CẤP NƯỚC
CẤP NƯỚC

DRAWING NAME / TÊN BẢN VẼ:
CHI TIẾT CẤP NƯỚC
给水节点

PROJECT CODE/SỐ	SCALE/TỶ LỆ	DATE/NGÀY
		2024
		SHINGSHING
		DN-09

HANG MUC/項目:

- 1 NHÀ XƯỞNG 01/车间01
- 2 NHÀ XƯỞNG 02/车间02
- 3 NHÀ VÁN PHÒNG/办公室
- 4 NHÀ 04/仓库
- 5 NHÀ THỂ NGHIỆM, TRẠM BIẾN ÁP/实验站, 变电站
- 6 NHÀ ĐỂ XE CÔNG NHẬN/工厂车房
- 7 NHÀ BẮC, KHO HÓA CHẤT/北屋, 化学品库
- 8 NHÀ ĐỂ XE Ô TÔ/车库, 汽车房
- 9 NHÀ TRẠM XỬ LÝ NƯỚC THẢI/废水处理站
- 10 NHÀ BẢO VỆ 1/保安室1
- 11 NHÀ BẢO VỆ 2/保安室2
- 12 BỂ NƯỚC NGẦM PCCC/地下消防水池
- 13 BỂ NGẦM XLNT/污水池/地下水池
- 14 MẶT CHE NHÉ/遮阳
- 15 CỐNG CHẾM/气井
- 16 CỐNG PHỤ/气井

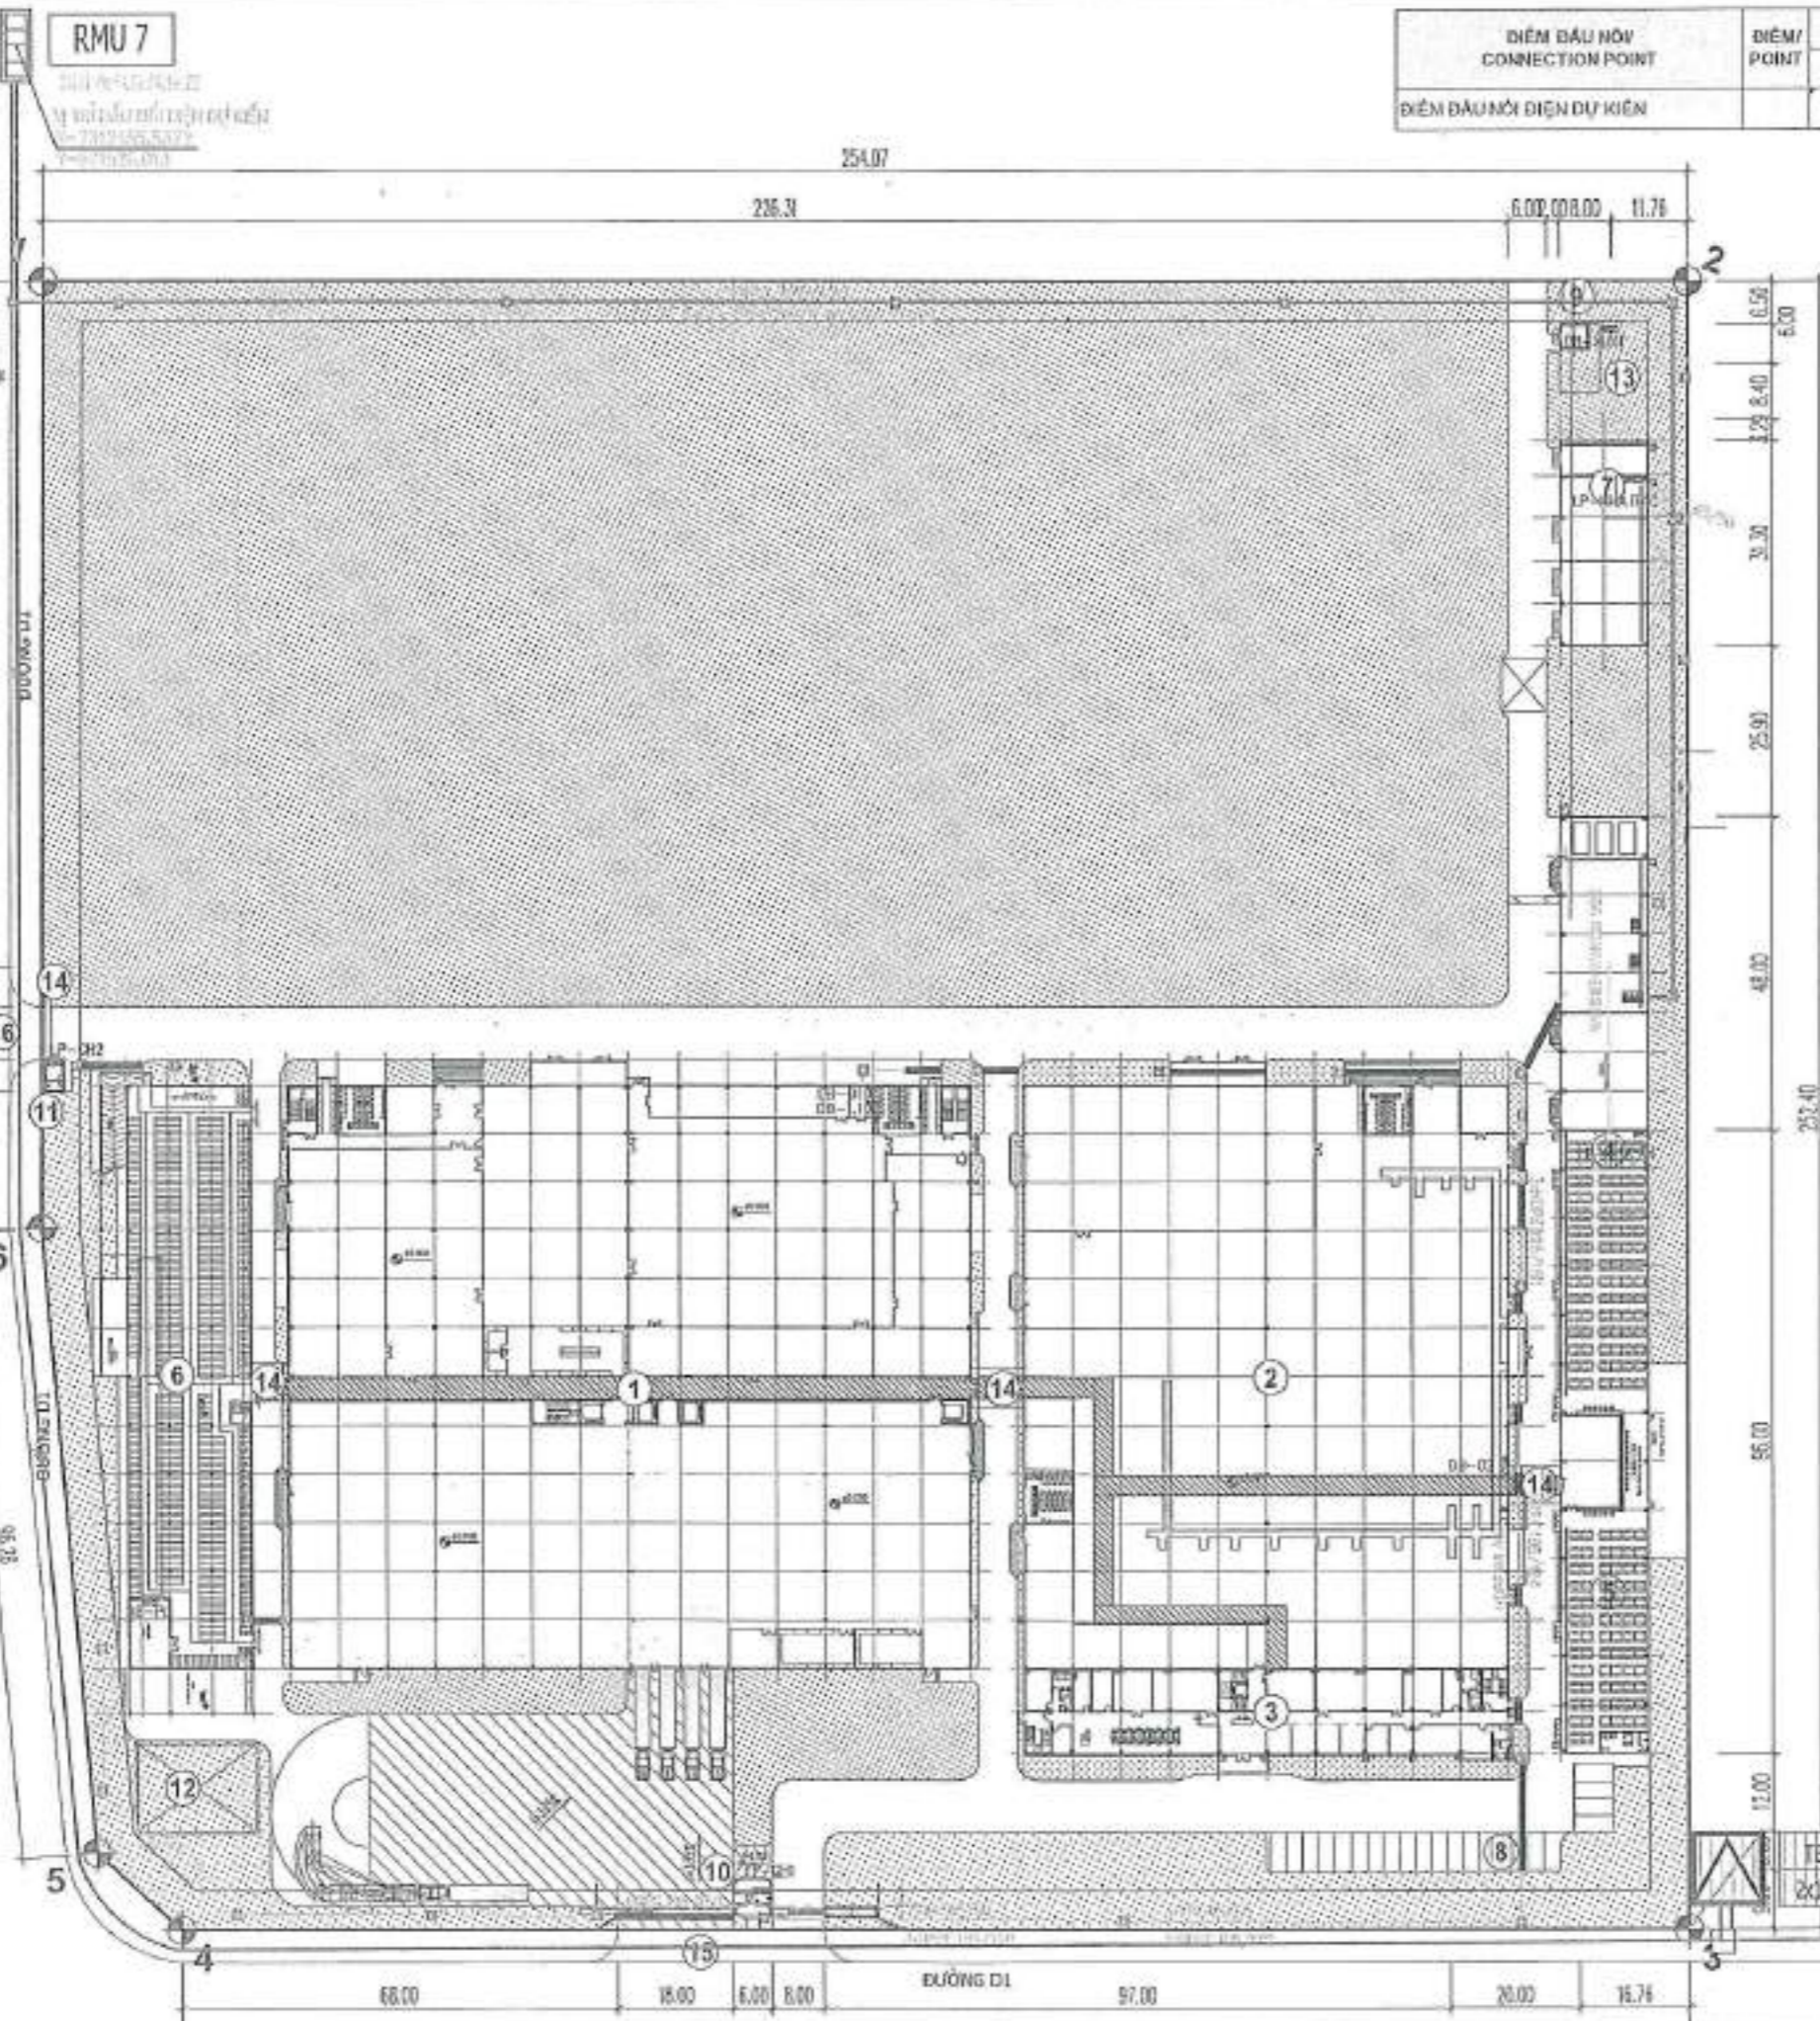

ĐIỂM ĐẦU NỐI CONNECTION POINT	ĐIỂM/POINT	TỌA ĐỘ / COORDINATES	
		X (M)	Y (M)
ĐIỂM ĐẦU NỐI ĐIỆN DỰ KIẾN		2312455.5372	571526.013

PROJECT
DỰ ÁN
NHÀ MÁY SẢN XUẤT BAY DAN ĐIỆN, Ở
CẤP ĐIỆN VÀ CÁC THIẾT BỊ ĐIỆN KẾ 2
CÔNG TY
CÔNG TY TNHH SHENGSHING (VIỆT NAM - HẢI DƯƠNG)
CÔNG TY TNHH CÔNG NGHỆ SHENGSHING (VIỆT NAM - HẢI DƯƠNG)

CLIENT
CHỦ ĐẦU TƯ
CÔNG TY TNHH CÔNG NGHỆ SHENGSHING (VIỆT NAM - HẢI DƯƠNG)
ĐƠN VỊ: NHÀ XƯỞNG CÁI LỘ XỐC, 04 CỘT SẴP CHỤ
ĐIỀU - SỬ DỤNG: XÍ CỤY ĐỒ, SẴP CHỤ SẮC, ĐIỀU
KHOẢNG VIỆT NAM.

DESIGN CONSULTING:
TƯ VẤN THIẾT KẾ
ANDES E&C
CÔNG TY CỔ PHẦN ANDES E&C VIỆT NAM
Địa chỉ: Tầng 5, Tòa nhà L&A&A - B, Phố Tô Hiến
Đường Trưng Vương - Quận Từ Liêm - Thành Phố
Hà Nội
Số điện thoại: 024 38888888
Fax: 024 38888888
NOTE/ Ghi chú

No.	DATE	REVISOR


CHỖ CHỮ KÝ
CÔNG TY
CỔ PHẦN
ANDES E&C
VIỆT NAM
HẢI DƯƠNG

PI/PROJECT MANAGER/ CHỨC DANH	SIGNATURE/ KÝ TÊN
PROJECT MANAGER ĐĂNG VĂN HIỂN	<i>[Signature]</i>
TEC. ENGINEER TRƯ VỞ SÁ THƯỚC	<i>[Signature]</i>
DESIGN/THIẾT KẾ HOÀNG TUẤN ANH	<i>[Signature]</i>
CHECK/QUẢN LÝ KT VỞ SÁ THƯỚC	<i>[Signature]</i>

SUBJECT / BỒ MÔN:
HỆ THỐNG ĐIỆN
ITEM / HÀNG MỤC:
TỔNG MẶT BẰNG

DRAWING NAME / TÊN BẢN VẼ:
VỊ TRÍ ĐẦU NỐI LƯỚI ĐIỆN 35KV DỰ KIẾN
35KV电网接入点设计

PROJECT/QUẢN LÝ DỰ ÁN	SCALE/TỶ LỆ	DATE/NGÀY
		2024

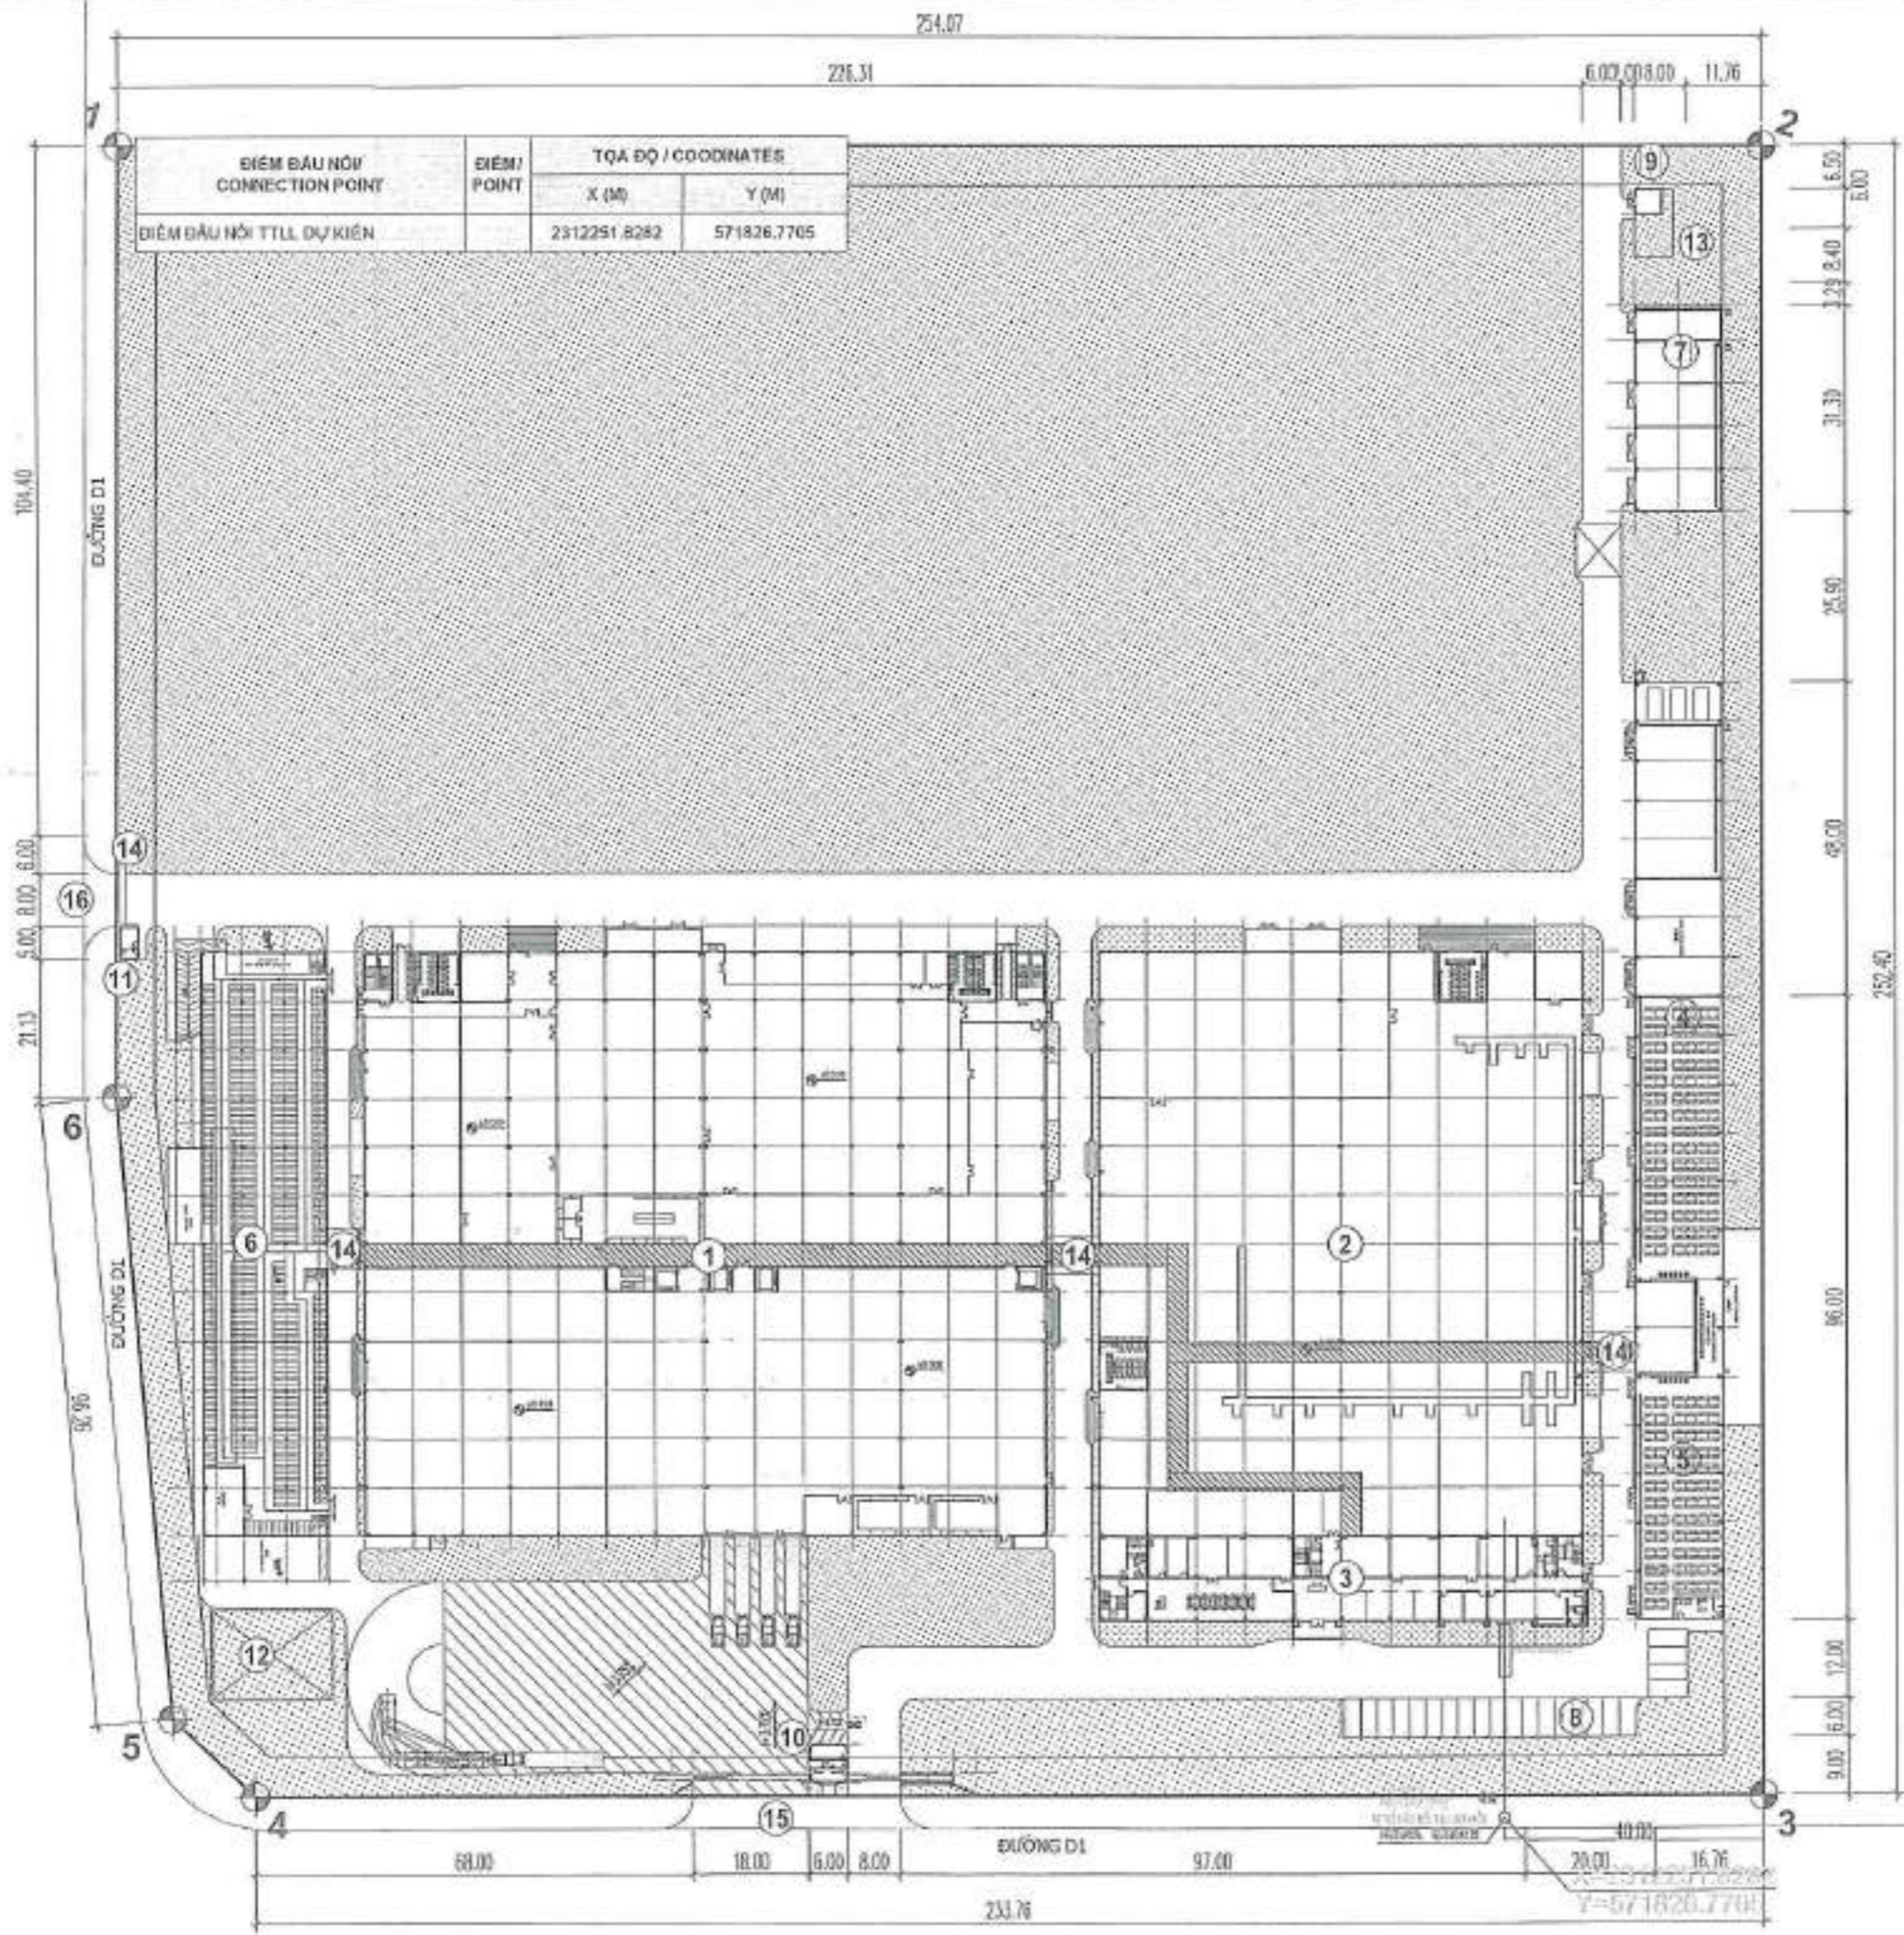

ĐIỂM ĐẦU NỐI / CONNECTION POINT	ĐIỂM / POINT	TỌA ĐỘ / COORDINATES	
		X (M)	Y (M)
ĐIỂM ĐẦU NỐI TTLL DỰ KIẾN		2312291.8282	571826.7705

HẠNG MỤC / 項目 :

- ① NHÀ XƯỞNG 01/4/F01
- ② NHÀ XƯỞNG 02/4/F02
- ③ NHÀ VÁN PHÒNG/办公室
- ④ NHÀ ẦY 8 空
- ⑤ NHÀ THỂ NGHIỆM, TRẠM BIẾN ÁP 实验室, 变电站
- ⑥ NHÀ ĐỂ XE CÔNG NHÂN 工人车场
- ⑦ NHÀ RÁC, KHO HÓA CHẤT 垃圾房, 化学仓库
- ⑧ NHÀ ĐỂ XE Ô TÔ 车场, 汽车仓库
- ⑨ NHÀ TRẠM XỬ LÝ NƯỚC THẢI 废水处理站
- ⑩ NHÀ BẢO VỆ 门卫室
- ⑪ NHÀ BẢO VỆ 门卫室
- ⑫ BỂ NƯỚC NGẦM PCCC 地下室水池
- ⑬ BỂ NGẦM XLNT 废水处理池
- ⑭ MÀU CHE NHỆ 油漆
- ⑮ CỐNG CHẤM VỆ 化粪池
- ⑯ CỐNG PHẢI 门

PROJECT
DỰ ÁN

NHÀ MÁY SẢN XUẤT DÂY DẪN ĐIỆN, Ở CẤP ĐIỆN VÀ CÁC THIẾT BỊ ĐIỆN KHÁC 2

PH: 0801333333

CLIENT: CÔNG NGHỆ VIỆT NAM - SHENSHENG (VIỆT NAM) (SHENSHENG VIỆT NAM HỢP ĐỒNG)

DESIGN CONSULTING: TƯ VẤN THIẾT KẾ

ANDES E&C
CÔNG TY CỔ PHẦN ANDES E&C VIỆT NAM

Địa chỉ: Tầng 10, Tòa nhà 15 - Phố Tô Hiệu - Phường Trưng Vương - Quận Từ Liêm - Thành phố Hà Nội

Website: www.andesec.com.vn
Phone: 0801333333

NOTES/CHÚ THÍCH

No.	DATE	REVISION

PERSON IN CHARGE / CHỨC DANH: *Hoàng Tuấn Anh*

PROJECT MANAGER / QUẢN LÝ DỰ ÁN: *Hoàng Tuấn Anh*

TEC. ENG/CHỦ TRÌ VỐ BẢ THƯỚC: *Hoàng Tuấn Anh*

DESIGN/THIẾT KẾ: *Hoàng Tuấn Anh*


CHECK/QUẢN LÝ KẾT VỐ BẢ THƯỚC: *Hoàng Tuấn Anh*

SUBJECT / BỐ MÔI: **HỆ THỐNG ĐIỆN**

ITEM / HẠNG MỤC: **TỔNG MẶT BẰNG**

DRAWING NAME / TÊN BẢN VẼ: **VỊ TRÍ ĐẦU NỐI TTLL DỰ KIẾN**
连接网络, 电话的位置

PROJECT/QUẢN LÝ	SCALE/TỶ LỆ	DATE/NGÀY
		2024
		DN-11

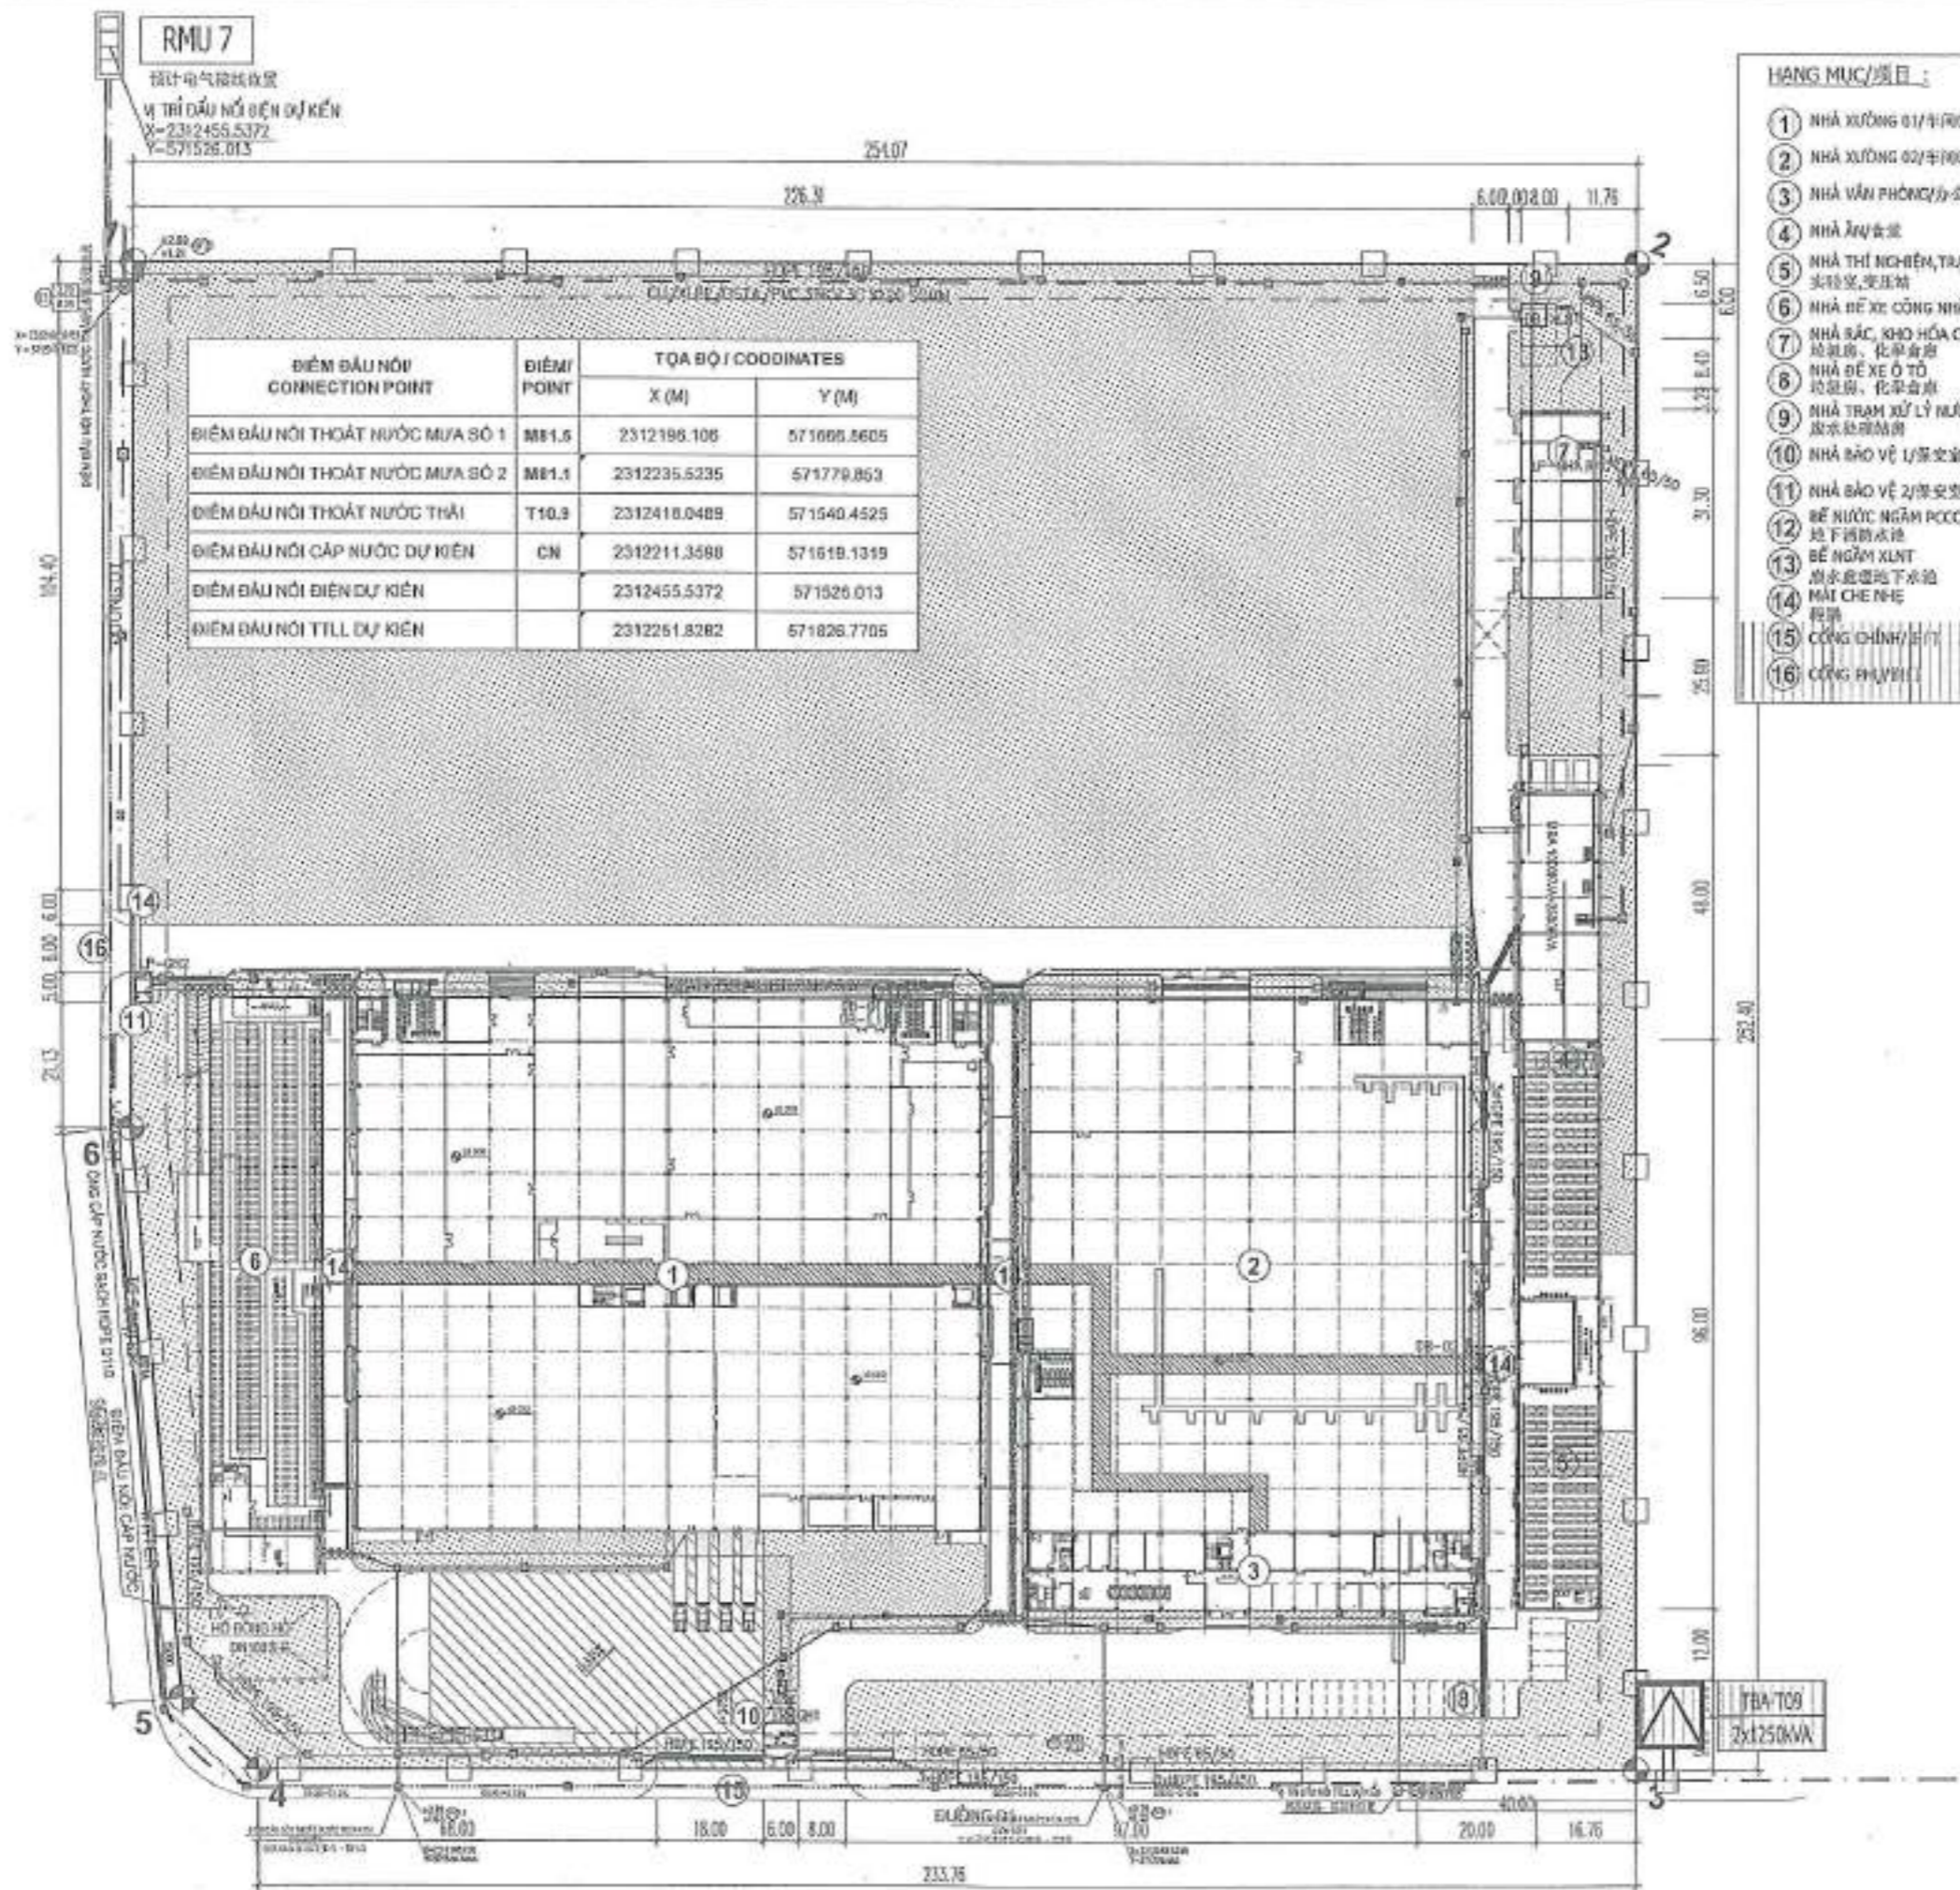

RMU 7
 设计电气连接点
 位置点坐标
 X=2312455.5372
 Y=571526.013

DIỂM ĐẦU NỐI CONNECTION POINT	DIỂM POINT	TỌA BỘ / COORDINATES	
		X (M)	Y (M)
DIỂM ĐẦU NỐI THOÁT NƯỚC MƯA SỐ 1	MB1.5	2312198.108	571666.8605
DIỂM ĐẦU NỐI THOÁT NƯỚC MƯA SỐ 2	MB1.1	2312235.5235	571779.853
DIỂM ĐẦU NỐI THOÁT NƯỚC THẢI	T10.9	2312418.0489	571540.4529
DIỂM ĐẦU NỐI CẤP NƯỚC DỰ KIẾN	CN	2312211.3588	571519.1319
DIỂM ĐẦU NỐI ĐIỆN DỰ KIẾN		2312455.5372	571526.013
DIỂM ĐẦU NỐI TTTT DỰ KIẾN		2312261.8282	571826.7705

HẠNG MỤC / 项目:

- 1 NHÀ XƯỞNG 01/1/001
- 2 NHÀ XƯỞNG 02/1/002
- 3 NHÀ VĂN PHÒNG/办公室
- 4 NHÀ LƯU GIỮ
- 5 NHÀ THÍ NGHIỆM, TRẠM BIẾN ÁP
实验室, 变电站
- 6 NHÀ ĐỂ XE CÔNG NHẬN/工人车房
- 7 NHÀ SẮC, KHO HÓA CHẤT
化验室, 化学仓库
- 8 NHÀ ĐỂ XE Ô TÔ
汽车房, 化学仓库
- 9 NHÀ TRẠM XỬ LÝ NƯỚC THẢI
废水处理站
- 10 NHÀ BẢO VỆ 1/保安室1
- 11 NHÀ BẢO VỆ 2/保安室2
- 12 BỂ NƯỚC NGẦM PCCC
地下消防水池
- 13 BỂ NGẦM XỬ LÝ
废水处理池
- 14 MẬT CHENHÉ
防渗
- 15 CÔNG CHÍNH/正厅
- 16 CÔNG PHỤ/副厅

PROJECT ĐƠN AN
 NHÀ MÁY SẢN PHẨM DÂY DẪN ĐIỆN Ở
 CẨM DIỆM VÀ CÁC THIẾT BỊ ĐIỆN KHÁC
CÔNG TY TNHH CÔNG NGHỆ SHENGSHING (VIỆT NAM - HẢI DƯƠNG)
 SHENGSHING (VIỆT NAM - HẢI DƯƠNG)
 CÔNG TY TNHH CÔNG NGHỆ SHENGSHING (VIỆT NAM - HẢI DƯƠNG)
 Địa chỉ: Bãi 2000 của Lô số 6, Khu công nghiệp Cẩm Diệm - Lạc Sơn, xã Cẩm Diệm, huyện Cẩm Diệm, tỉnh Hải Dương, Việt Nam

CLIENT:
 CHỦ ĐẦU TƯ: CÔNG TY TNHH CÔNG NGHỆ SHENGSHING (VIỆT NAM - HẢI DƯƠNG)

DESIGN CONSULTING:
 TƯ VẤN THIẾT KẾ:
ANDES E&C
 CÔNG TY TNHH CÔNG NGHỆ VIỆT NAM
 Trụ sở: Tầng 2, Tòa nhà L&M 30 - Phố Tô Hiệu - Phường Trưng Vương - Quận Từ Liêm - Thành Phố Hà Nội
 ANDES E&C
 10/10/2024
 Phone: 024 2280 8888

NOTE/GHI CHÚ

No.	DATE	REVISION

PERSON IN CHARGE / CHỨC DANH
 BẢNG VẤN HỎI
TEC. ENGINEER / PHẠM THỊ TUYẾT
DESIGN / THIẾT KẾ / NGUYỄN BÁ LONG
CHECK / QUẢN LÝ KT / PHẠM THỊ TUYẾT

SUBJECT / BỘ MÔN:
CẤP THOÁT NƯỚC

ITEM / HẠNG MỤC:
TỔNG MẶT BẰNG

DRAWING NAME / TÊN BẢN VẼ:
TỔNG HỢP ĐIỂM ĐẦU NỐI CẤP NƯỚC
 供水连接平面图

PROJECT OWNER / CHỦ ĐẦU TƯ: SCAL/TITLE DATE/MO/YEAR
 3024
 04/2024
 DN-12